



**COMUNE DI POLI**  
 AREA METROPOLITANA DI ROMA CAPITALE  
**LOCALITA' COLLE FATTORE**

PROGETTO PER LA REALIZZAZIONE DI 24 ALLOGGI  
 DI EDILIZIA ECONOMICA E POPOLARE  
 PIANO NAZIONALE DI EDILIZIA ABITATIVA D.P.C.M. 16.07.2009  
 DGR 485/2011  
 PROGETTO ESECUTIVO

COMMITTENTE : COMUNE DI POLI


IL PROGETTISTA : Arch. Alvaro Ronzani

TAVOLA : IMPIANTO RETE GAS PIANO TIPO


SCALA : VARIE

DATA :


LEGENDA	
	TUBAZIONE RETE GAS INTERBATA
	TUBAZIONE RETE GAS A VISTA

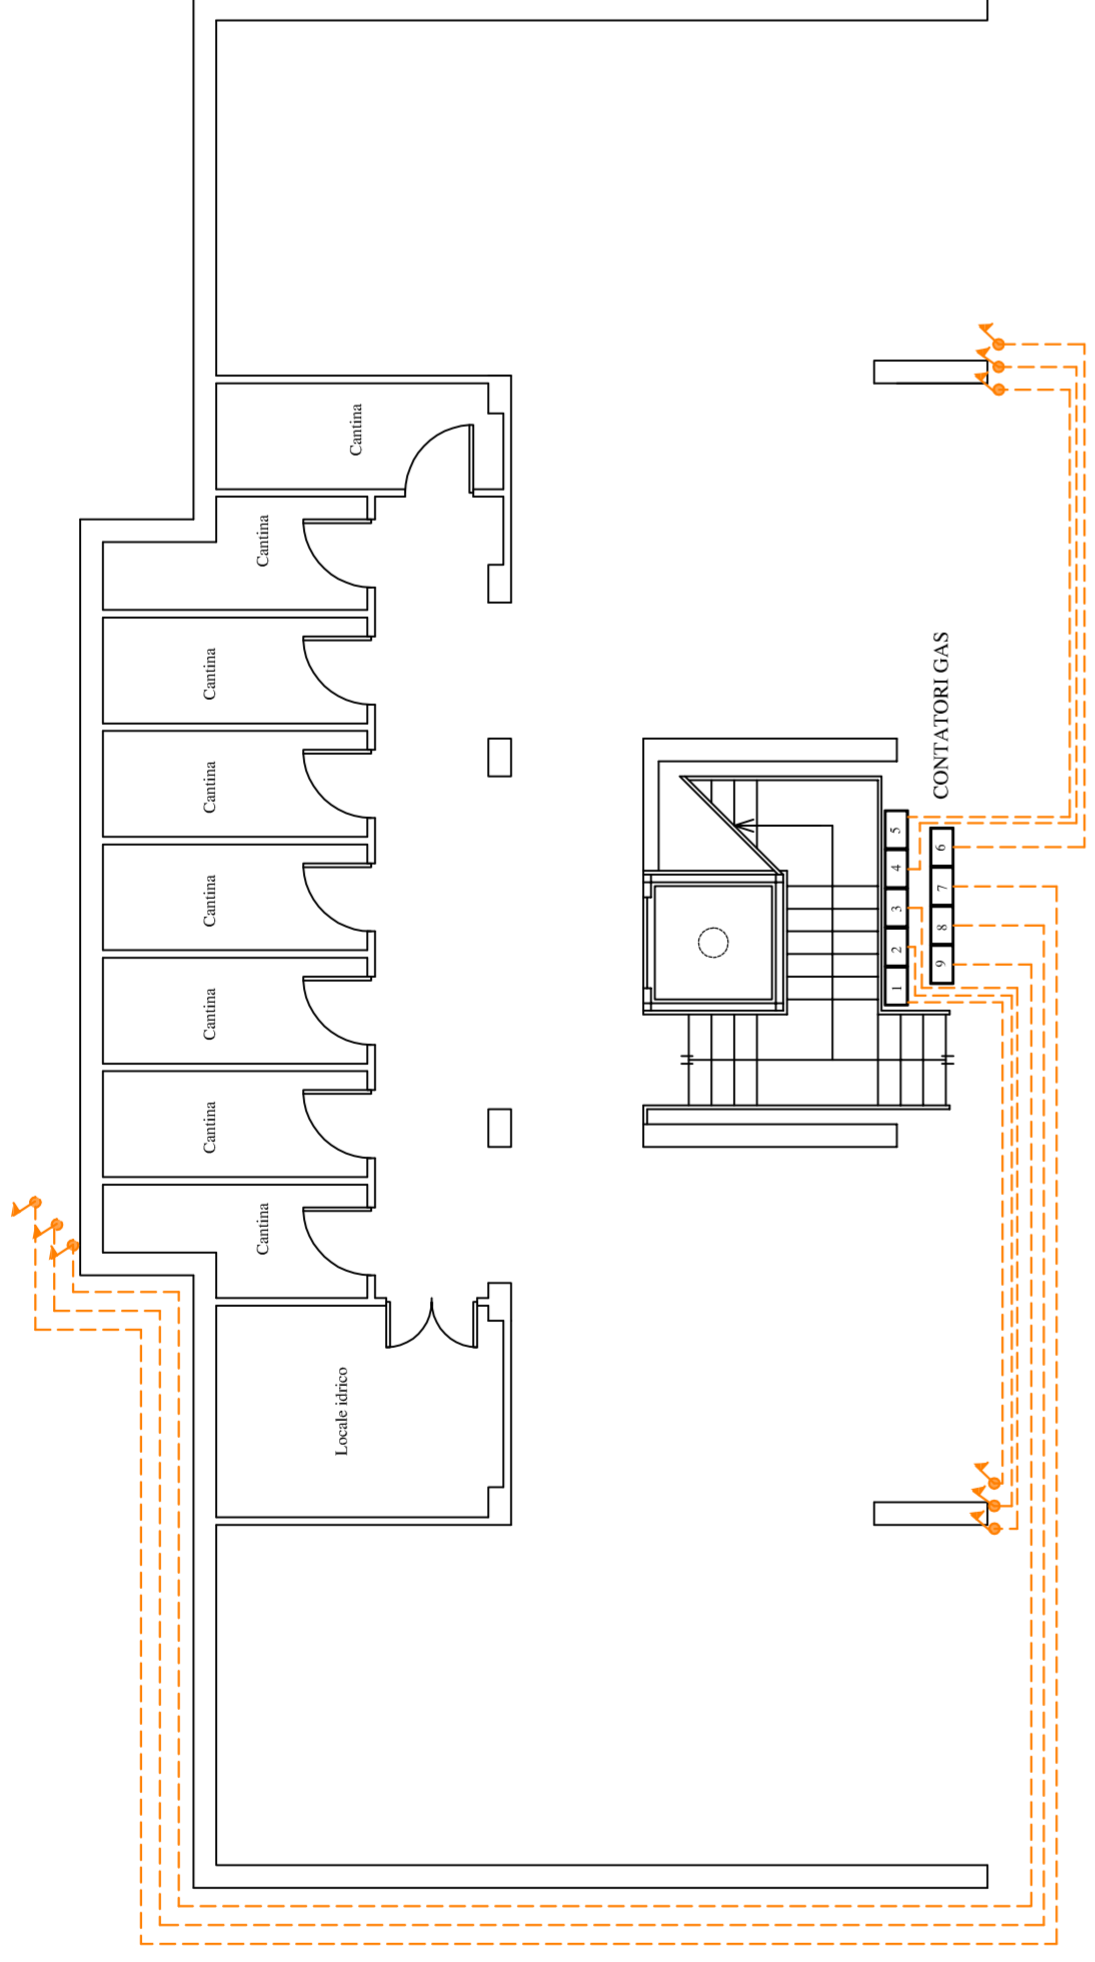


Pianta Piano Tipo B,C scala 1:100

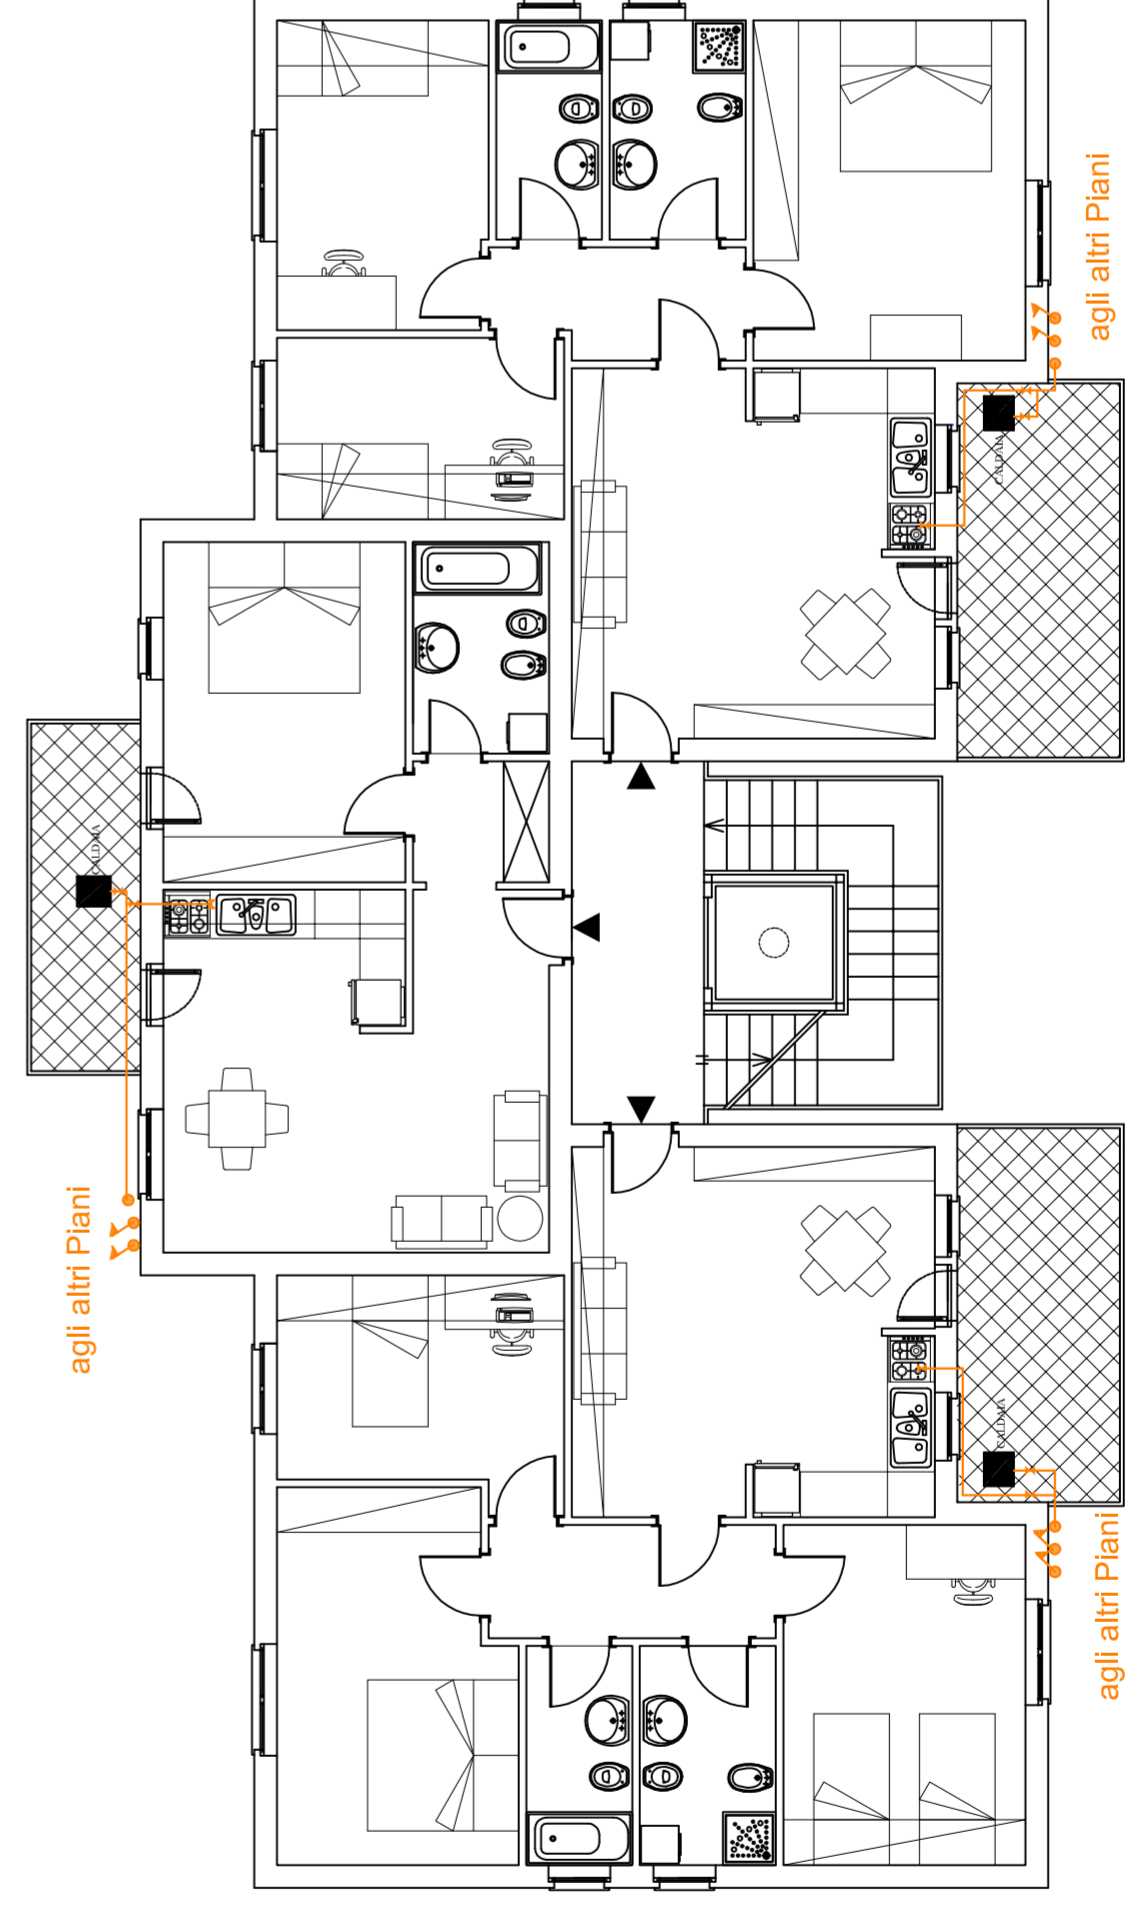

Pianta Piano Tipo A, B, C scala 1:100

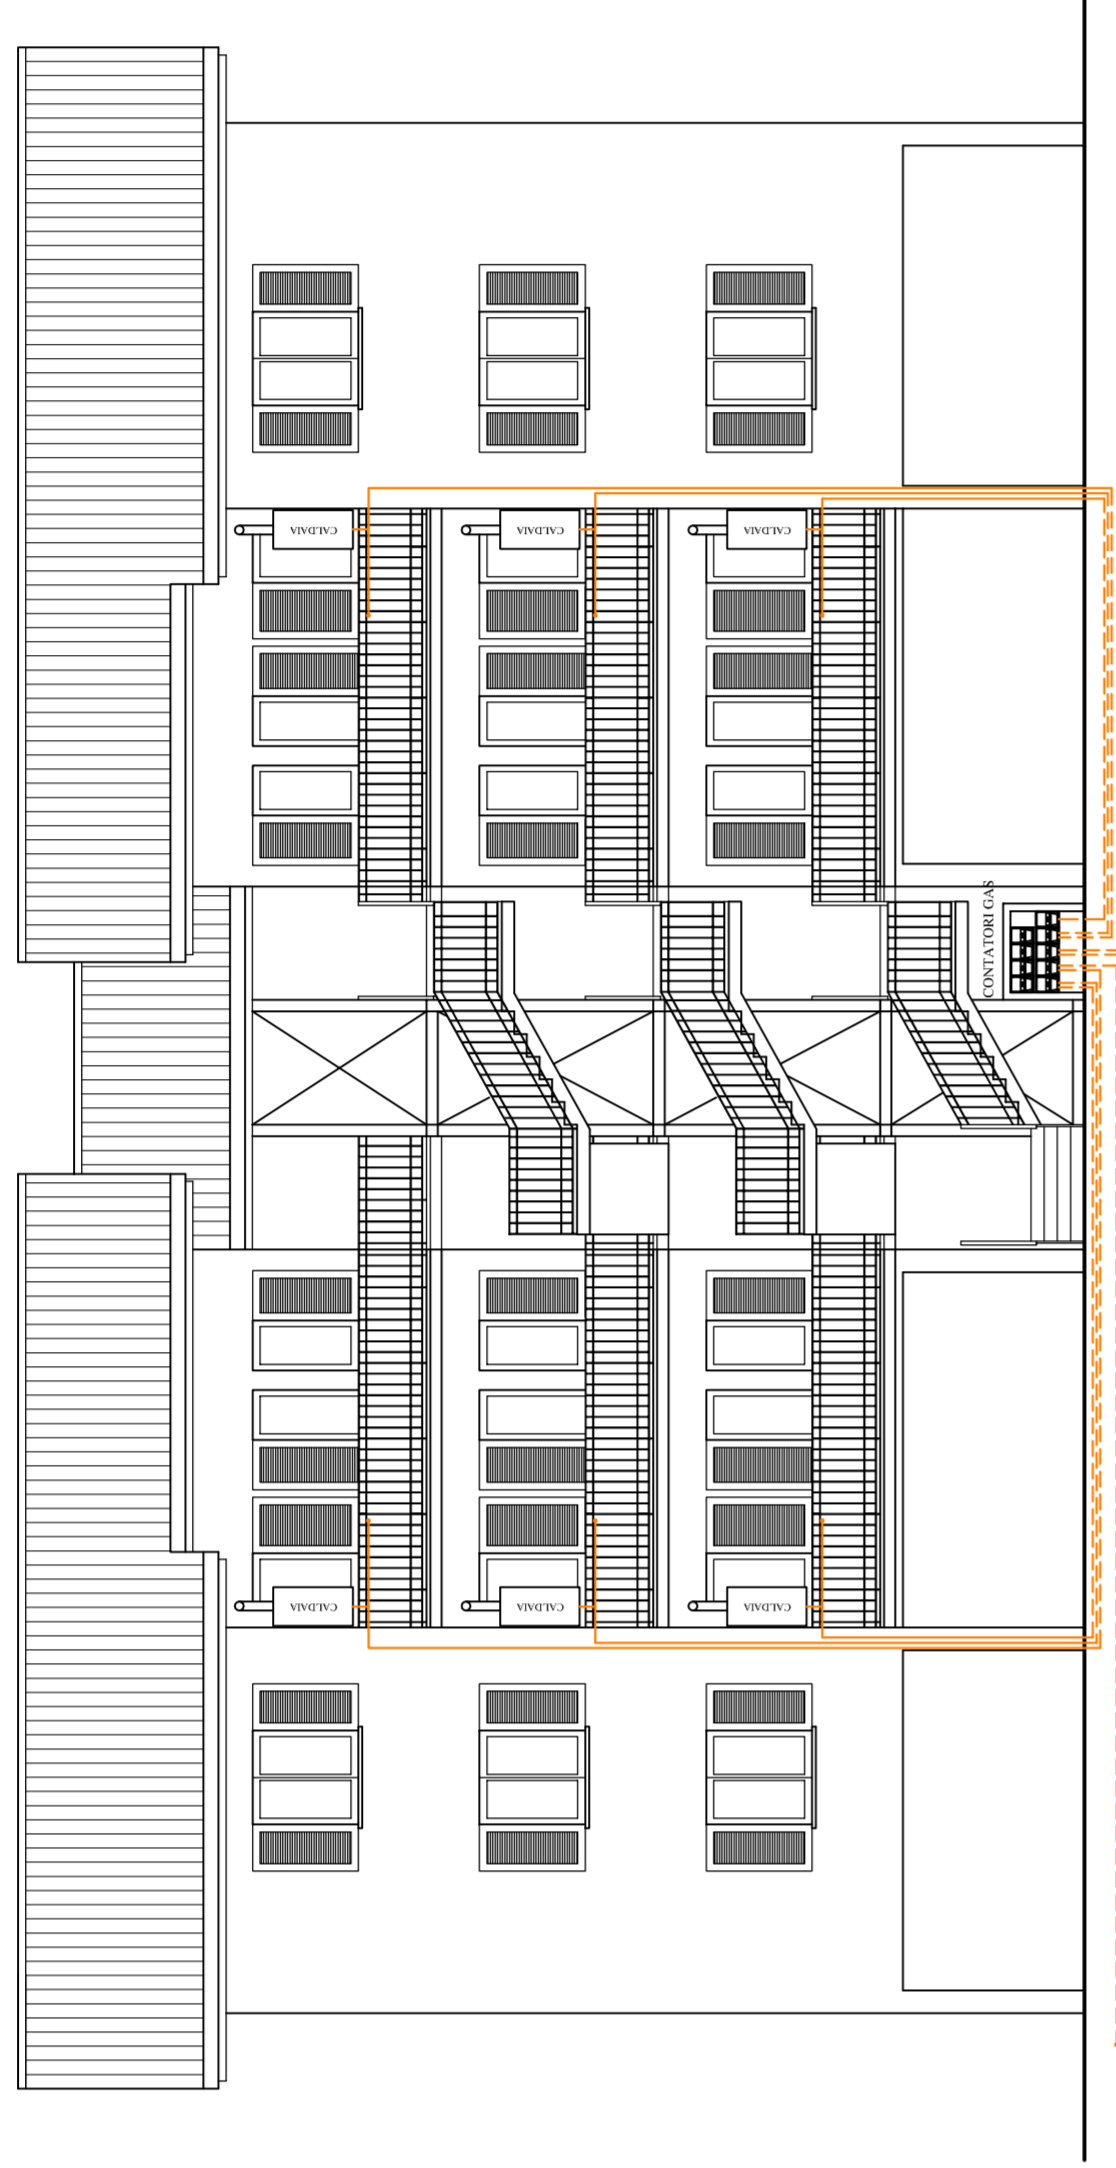


Prospetto Anteriore scala 1:100

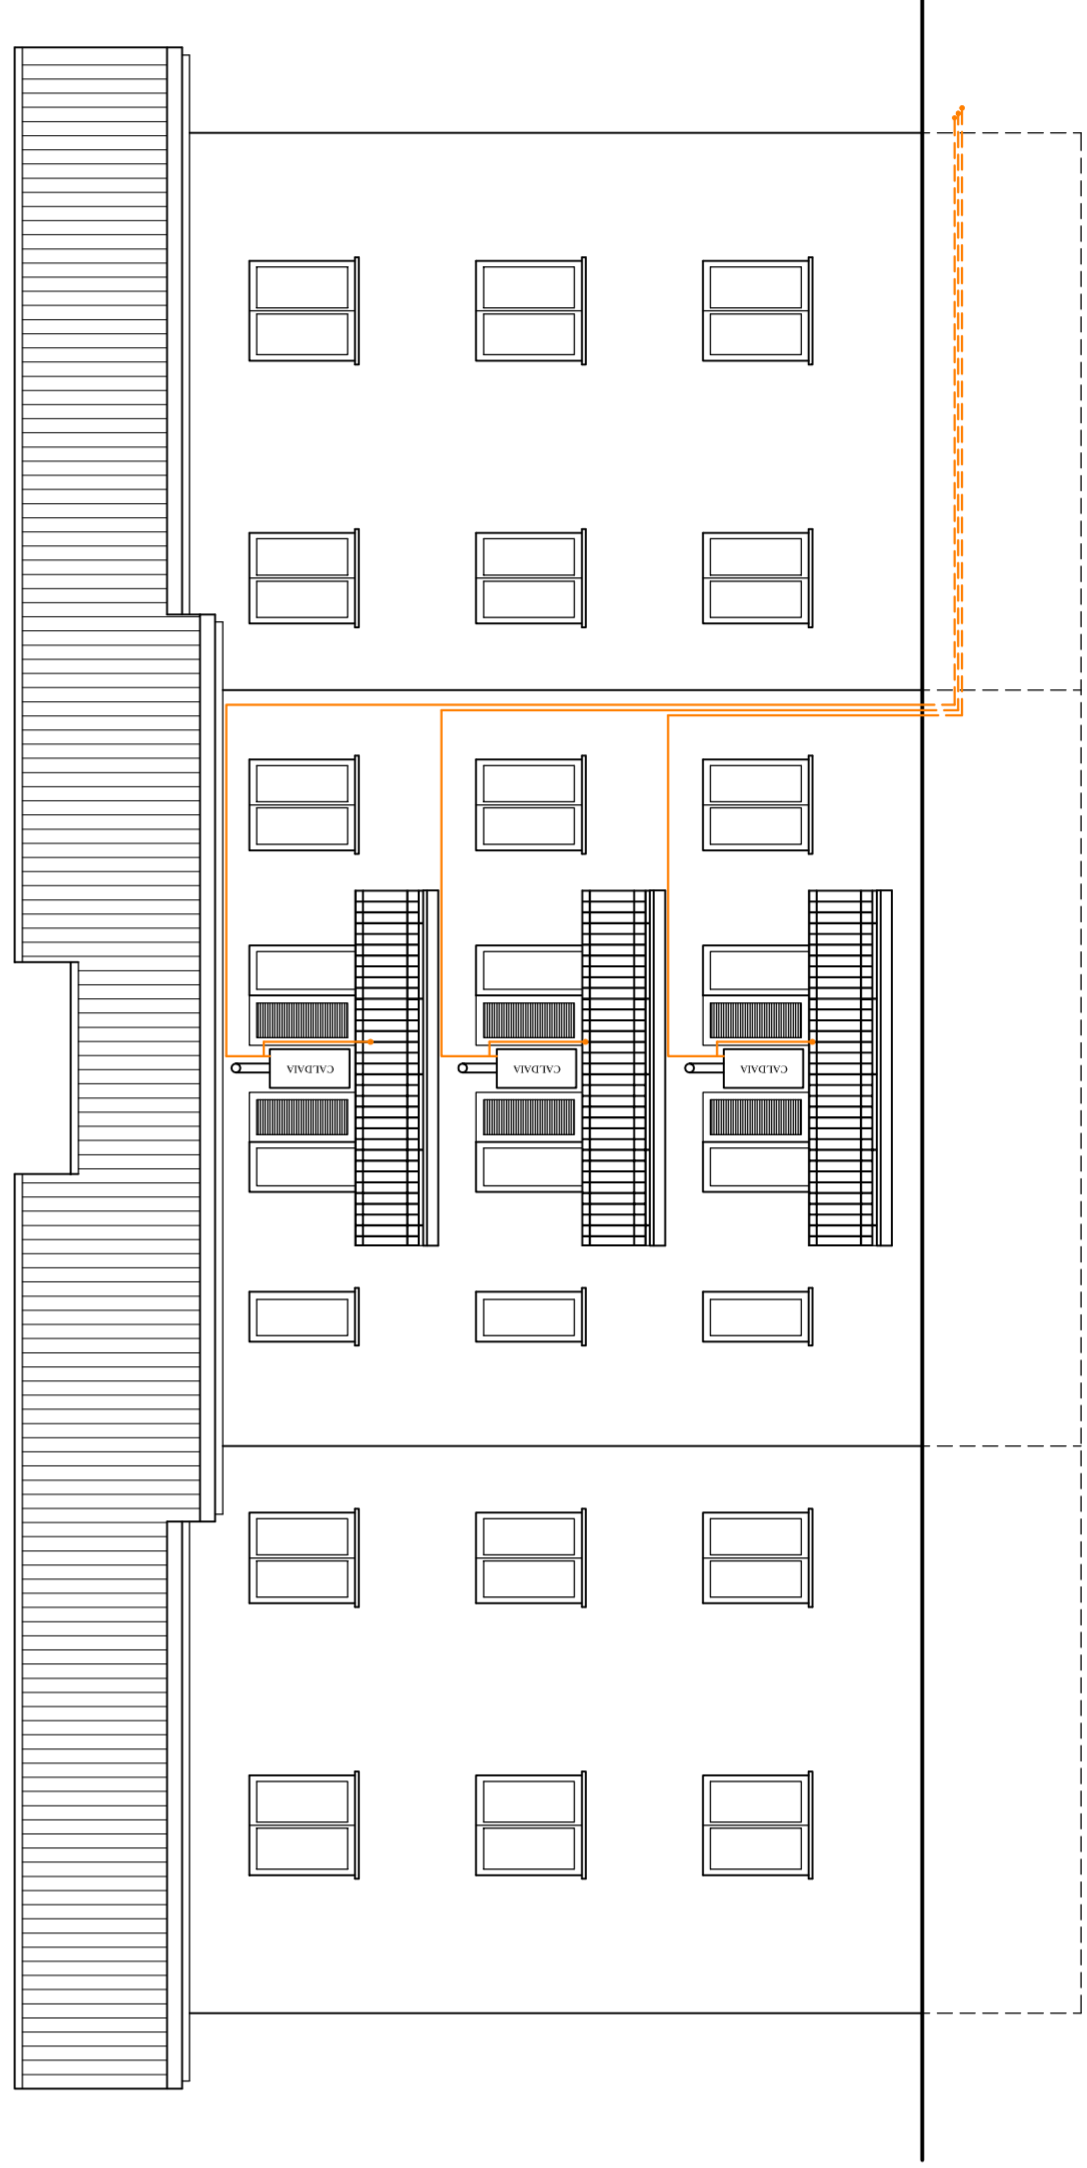


Prospetto Posteriore scala 1:100

Schema tubazione gas nel pozzetto

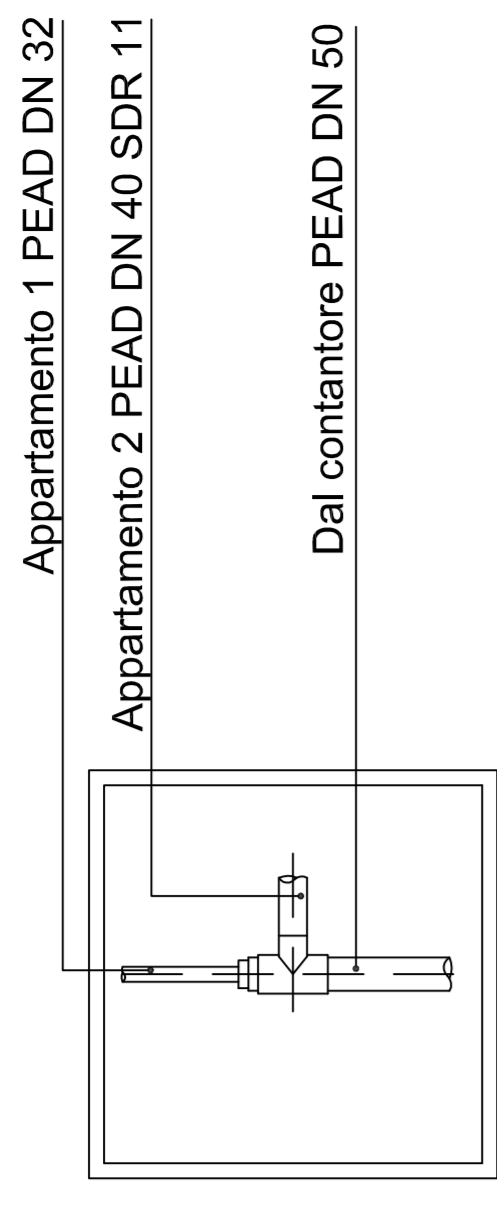

Schema ingresso tubazione gas appartamenti

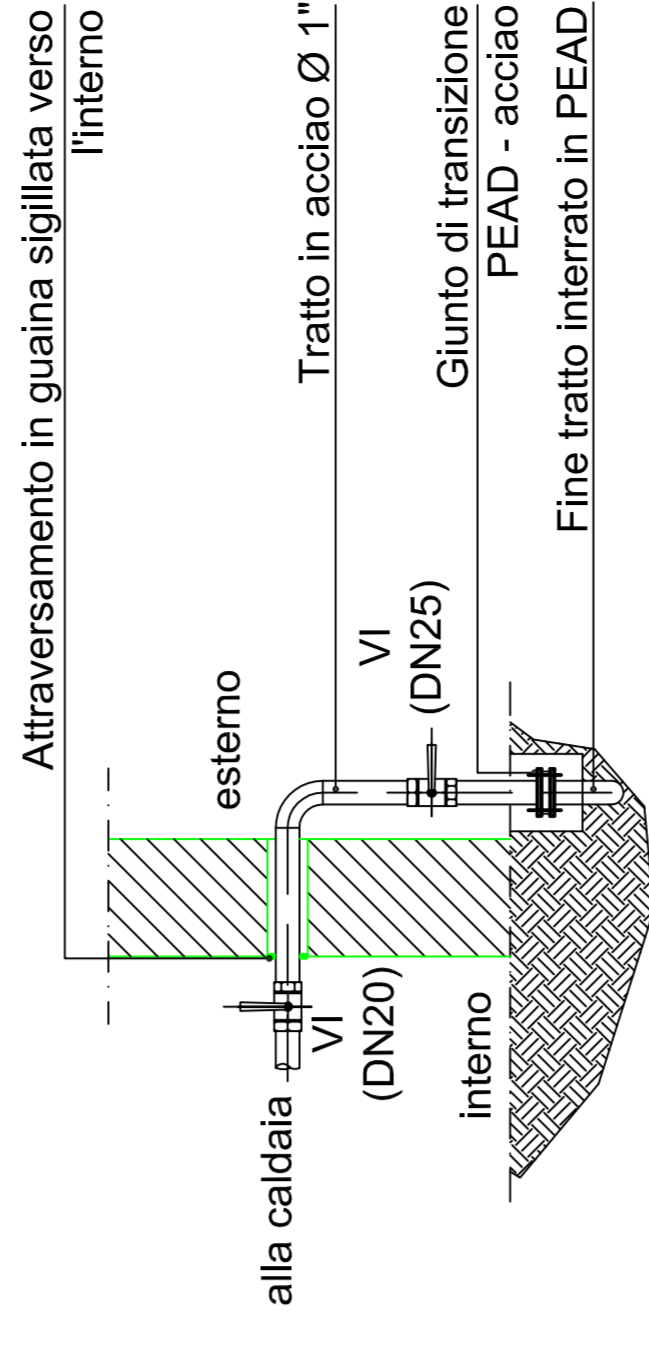

Sezione tipo scavo tubo gas

