

COMUNE DI VALMONTONE

(Provincia di Roma)

Via Nazionale,5 - C.A.P. 00038

Tel. +39 06 959901

C.F. 02512330586


www.comune.valmontone.rm.gov.it

Fax. +39 06 9598412

urp@comune.valmontone.rm.gov.it

protocollo@cert.comune.valmontone.rm.it

Lavori di REALIZZAZIONE DI COLOMBARI PRESSO IL CIMITERO COMUNALE

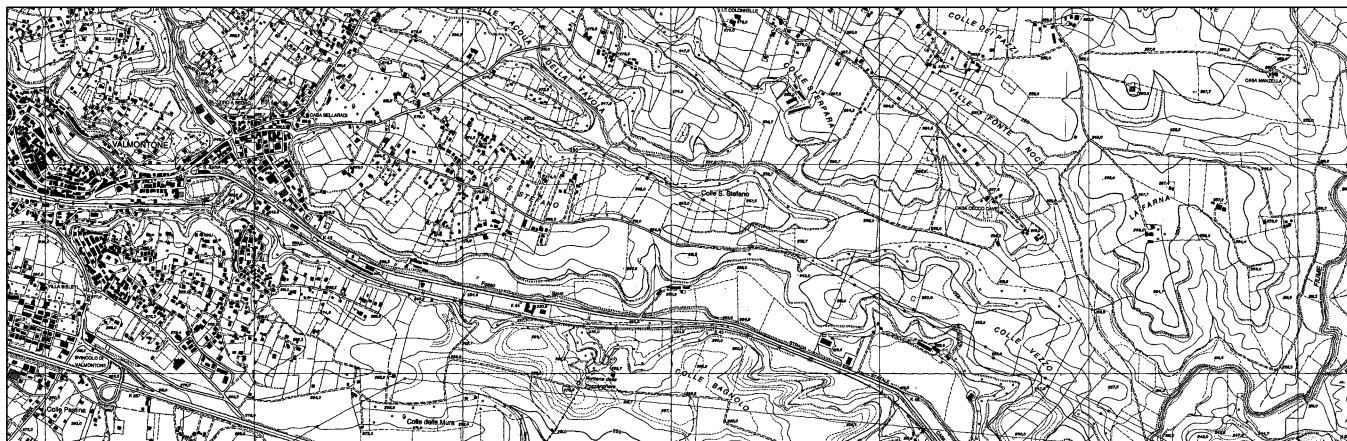

PROGETTO ESECUTIVO

Il R.U.P.		Il Progettista Ing. Stefania De Grandis	
PROGETTO DEGLI IMPIANTI		ELABORATO	SCALA
PLANIMETRIA E PARTICOLARI COSTRUTTIVI DELL'IMPIANTO ELETTRICO		TAV.09/I-04	VARIE
			DATA
			GENNAIO 2017

Ing. Stefania De Grandis
via Monte di casa n°5, San Cesareo, 00030 (Rm)
tel/fax 06/9588729
degrandis.stefania@gmail.com s.degrandis@pec.ording.roma.it

Scala 1:200

 Pozzetto impianto elettrico 40x40x40 con chiusino in ghisa D400

- Allaccio impianto elettrico quadro esistente piano interrato

The diagram is a detailed architectural floor plan of a building complex. It features several interconnected rectangular blocks and a central corridor system. Key areas include:

- Top Section:** A large rectangular block labeled "loculi" (rooms) with a smaller "wc" (toilet) and "ascensore" (elevator) area adjacent to it. A "ripost." (restroom) is also indicated.
- Central Corridor:** A long, narrow corridor labeled "Cavidotto Ø90 3X10 mmq FG7OR" runs horizontally through the center, connecting different parts of the building.
- Right Section:** A large rectangular block labeled "loculi" with a smaller "wc" and "ascensore" area adjacent to it. A "ripost." is also indicated.
- Bottom Section:** A large rectangular block labeled "loculi" with a smaller "wc" and "ascensore" area adjacent to it. A "ripost." is also indicated.
- Entrances and Stairs:** Multiple entrances and staircases are shown, including a prominent staircase labeled "Pavimento Entico" (Entrance Floor) at the bottom right.
- Other Labels:** Various other labels are present, including "ZC", "ZB", "ZA", "Z", "I", "H", "E", "F", "G", "D", "C", "B", "A", "H", "I", "J", "K", "L", "M", "N", "O", "P", "Q", "R", "S", "T", "U", "V", "W", "X", "Y", "Z", "AA", "AB", "AC", "AD", "AE", "AF", "AG", "AH", "AI", "AJ", "AK", "AL", "AM", "AN", "AO", "AP", "AQ", "AR", "AS", "AT", "AU", "AV", "AW", "AX", "AY", "AZ", "BA", "BB", "BC", "BD", "BE", "BF", "BG", "BH", "BI", "BJ", "BK", "BL", "BM", "BN", "BO", "BP", "BQ", "BR", "BS", "BT", "BU", "BV", "BW", "BX", "BY", "BZ", "CA", "CB", "CC", "CD", "CE", "CF", "CG", "CH", "CI", "CJ", "CK", "CL", "CM", "CN", "CO", "CP", "CQ", "CR", "CS", "CT", "CU", "CV", "CW", "CX", "CY", "CZ", "DA", "DB", "DC", "DD", "DE", "DF", "DG", "DH", "DI", "DJ", "DK", "DL", "DM", "DN", "DO", "DP", "DQ", "DR", "DS", "DT", "DU", "DV", "DW", "DX", "DY", "DZ", "EA", "EB", "EC", "ED", "EE", "EF", "EG", "EH", "EI", "EJ", "EK", "EL", "EM", "EN", "EO", "EP", "EQ", "ER", "ES", "ET", "EU", "EV", "EW", "EX", "EY", "EZ", "FA", "FB", "FC", "FD", "FE", "FF", "FG", "FH", "FI", "FJ", "FK", "FL", "FM", "FN", "FO", "FP", "FQ", "FR", "FS", "FT", "FU", "FV", "FW", "FX", "FY", "FZ", "GA", "GB", "GC", "GD", "GE", "GF", "GG", "GH", "GI", "GJ", "GK", "GL", "GM", "GN", "GO", "GP", "GQ", "GR", "GS", "GT", "GU", "GV", "GW", "GX", "GY", "GZ", "HA", "HB", "HC", "HD", "HE", "HF", "HG", "HH", "HI", "HJ", "HK", "HL", "HM", "HN", "HO", "HP", "HQ", "HR", "HS", "HT", "HU", "HV", "HW", "HX", "HY", "HZ", "IA", "IB", "IC", "ID", "IE", "IF", "IG", "IH", "II", "IJ", "IK", "IL", "IM", "IN", "IO", "IP", "IQ", "IR", "IS", "IT", "IU", "IV", "IW", "IX", "IY", "IZ", "JA", "JB", "JC", "JD", "JE", "JF", "JG", "JH", "JI", "JJ", "JK", "JL", "JM", "JN", "JO", "JP", "JQ", "JR", "JS", "JT", "JU", "JV", "JW", "JX", "JY", "JZ", "KA", "KB", "KC", "KD", "KE", "KF", "KG", "KH", "KI", "KJ", "KK", "KL", "KM", "KN", "KO", "KP", "KQ", "KR", "KS", "KT", "KU", "KV", "KW", "KX", "KY", "KZ", "LA", "LB", "LC", "LD", "LE", "LF", "LG", "LH", "LI", "LJ", "LK", "LL", "LM", "LN", "LO", "LP", "LQ", "LR", "LS", "LT", "LU", "LV", "LW", "LX", "LY", "LZ", "MA", "MB", "MC", "MD", "ME", "MF", "MG", "MH", "MI", "MJ", "MK", "ML", "MM", "MN", "MO", "MP", "MQ", "MR", "MS", "MT", "MU", "MV", "MW", "MX", "MY", "MZ", "NA", "NB", "NC", "ND", "NE", "NF", "NG", "NH", "NI", "NJ", "NK", "NL", "NM", "NN", "NO", "NP", "NQ", "NR", "NS", "NT", "NU", "NV", "NW", "NX", "NY", "NZ", "OA", "OB", "OC", "OD", "OE", "OF", "OG", "OH", "OI", "OJ", "OK", "OL", "OM", "ON", "OO", "OP", "OQ", "OR", "OS", "OT", "OU", "OV", "OW", "OX", "OY", "OZ", "PA", "PB", "PC", "PD", "PE", "PF", "PG", "PH", "PI", "PJ", "PK", "PL", "PM", "PN", "PO", "PP", "PQ", "PR", "PS", "PT", "PU", "PV", "PW", "PX", "PY", "PZ", "QA", "QB", "QC", "QD", "QE", "QF", "QG", "QH", "QI", "QJ", "QK", "QL", "QM", "QN", "QO", "QP", "QQ", "QR", "QS", "QT", "QU", "QV", "QW", "QX", "QY", "QZ", "RA", "RB", "RC", "RD", "RE", "RF", "RG", "RH", "RI", "RJ", "RK", "RL", "RM", "RN", "RO", "RP", "RQ", "RR", "RS", "RT", "RU", "RV", "RW", "RX", "RY", "RZ", "SA", "SB", "SC", "SD", "SE", "SF", "SG", "SH", "SI", "SJ", "SK", "SL", "SM", "SN", "SO", "SP", "SQ", "SR", "SS", "ST", "SU", "SV", "SW", "SX", "SY", "SZ", "TA", "TB", "TC", "TD", "TE", "TF", "TG", "TH", "TI", "TJ", "TK", "TL", "TM", "TN", "TO", "TP", "TQ", "TR", "TS", "TT", "TU", "TV", "TW", "TX", "TY", "TZ", "UA", "UB", "UC", "UD", "UE", "UF", "UG", "UH", "UI", "UJ", "UK", "UL", "UM", "UN", "UO", "UP", "UQ", "UR", "US", "UT", "UU", "UV", "UW", "UX", "UY", "UZ", "VA", "VB", "VC", "VD", "VE", "VF", "VG", "VH", "VI", "VJ", "VK", "VL", "VM", "VN", "VO", "VP", "VQ", "VR", "VS", "VT", "VU", "VV", "VW", "VX", "VY", "VZ", "WA", "WB", "WC", "WD", "WE", "WF", "WG", "WH", "WI", "WJ", "WK", "WL", "WM", "WN", "WO", "WP", "WQ", "WR", "WS", "WT", "WU", "WV", "WW", "WX", "WY", "WZ", "XA", "XB", "XC", "XD", "XE", "XF", "XG", "XH", "XI", "XJ", "XK", "XL", "XM", "XN", "XO", "XP", "XQ", "XR", "XS", "XT", "XU", "XV", "XW", "XX", "XY", "XZ", "YA", "YB", "YC", "YD", "YE", "YF", "YG", "YH", "YI", "YJ", "YK", "YL", "YM", "YN", "YO", "YP", "YQ", "YR", "YS", "YT", "YU", "YV", "YW", "YX", "YY", "YZ", "ZA", "ZB", "ZC", "ZD", "ZE", "ZF", "ZG", "ZH", "ZI", "ZJ", "ZK", "ZL", "ZM", "ZN", "ZO", "ZP", "ZQ", "ZR", "ZS", "ZT", "ZU", "ZV", "ZW", "ZX", "ZY", "ZZ".

PLANIMETRIA IMPIANTO ELETTRICO
PIANO INTERRATO INTERVENTO 1A
Scala 1:50

LEGENDA

 Quadro elettrico di zona

 Pozzetto impianto elettrico 40x40x40 con
chiusino in ghisa D400

 Plafoniera 60x60 a Led (4x18W) con filatura
a vista sul soffitto

Plafoniera 60x60 a Led con inverter per
l'illuminazione d'emergenza

 Plafoniera a Led a goccia da 8,5 W, di 30 cm
di diametro


■ Scatola di derivazione 10x8, posta ad ogni
livello loculi. La distribuzione ai loculi sarà
eseguita con filatura 2x1,5 mmq, entro
tubazione posta nel prefabbricato del loculo.

 Pompa acque luride HP 0,33 tipo ad
immersione

..... Cavidotto Ø25


—— Cavidotto Ø90

- TRATTO (A-B) e (F-G):
Adduzione n° 24 loculi da 1W piano terra
- TRATTO (A-B) e (H-I):
Adduzione n° 24 loculi da 1W piano primo
- TRATTO (A-C):
Adduzione n° 18 loculi da 1W piano interrato
- TRATTO (A-L):
Adduzione n° 6 loculi da 1W piano interrato
- TRATTO (A-D):
Adduzione n° 4 plafoniere a LED da 72W
illuminazione piano interrato -220 v
- TRATTO (A-E):
Adduzione pompa idraulica ad immersione da 0,33
HP da 300W piano interrato -220 v

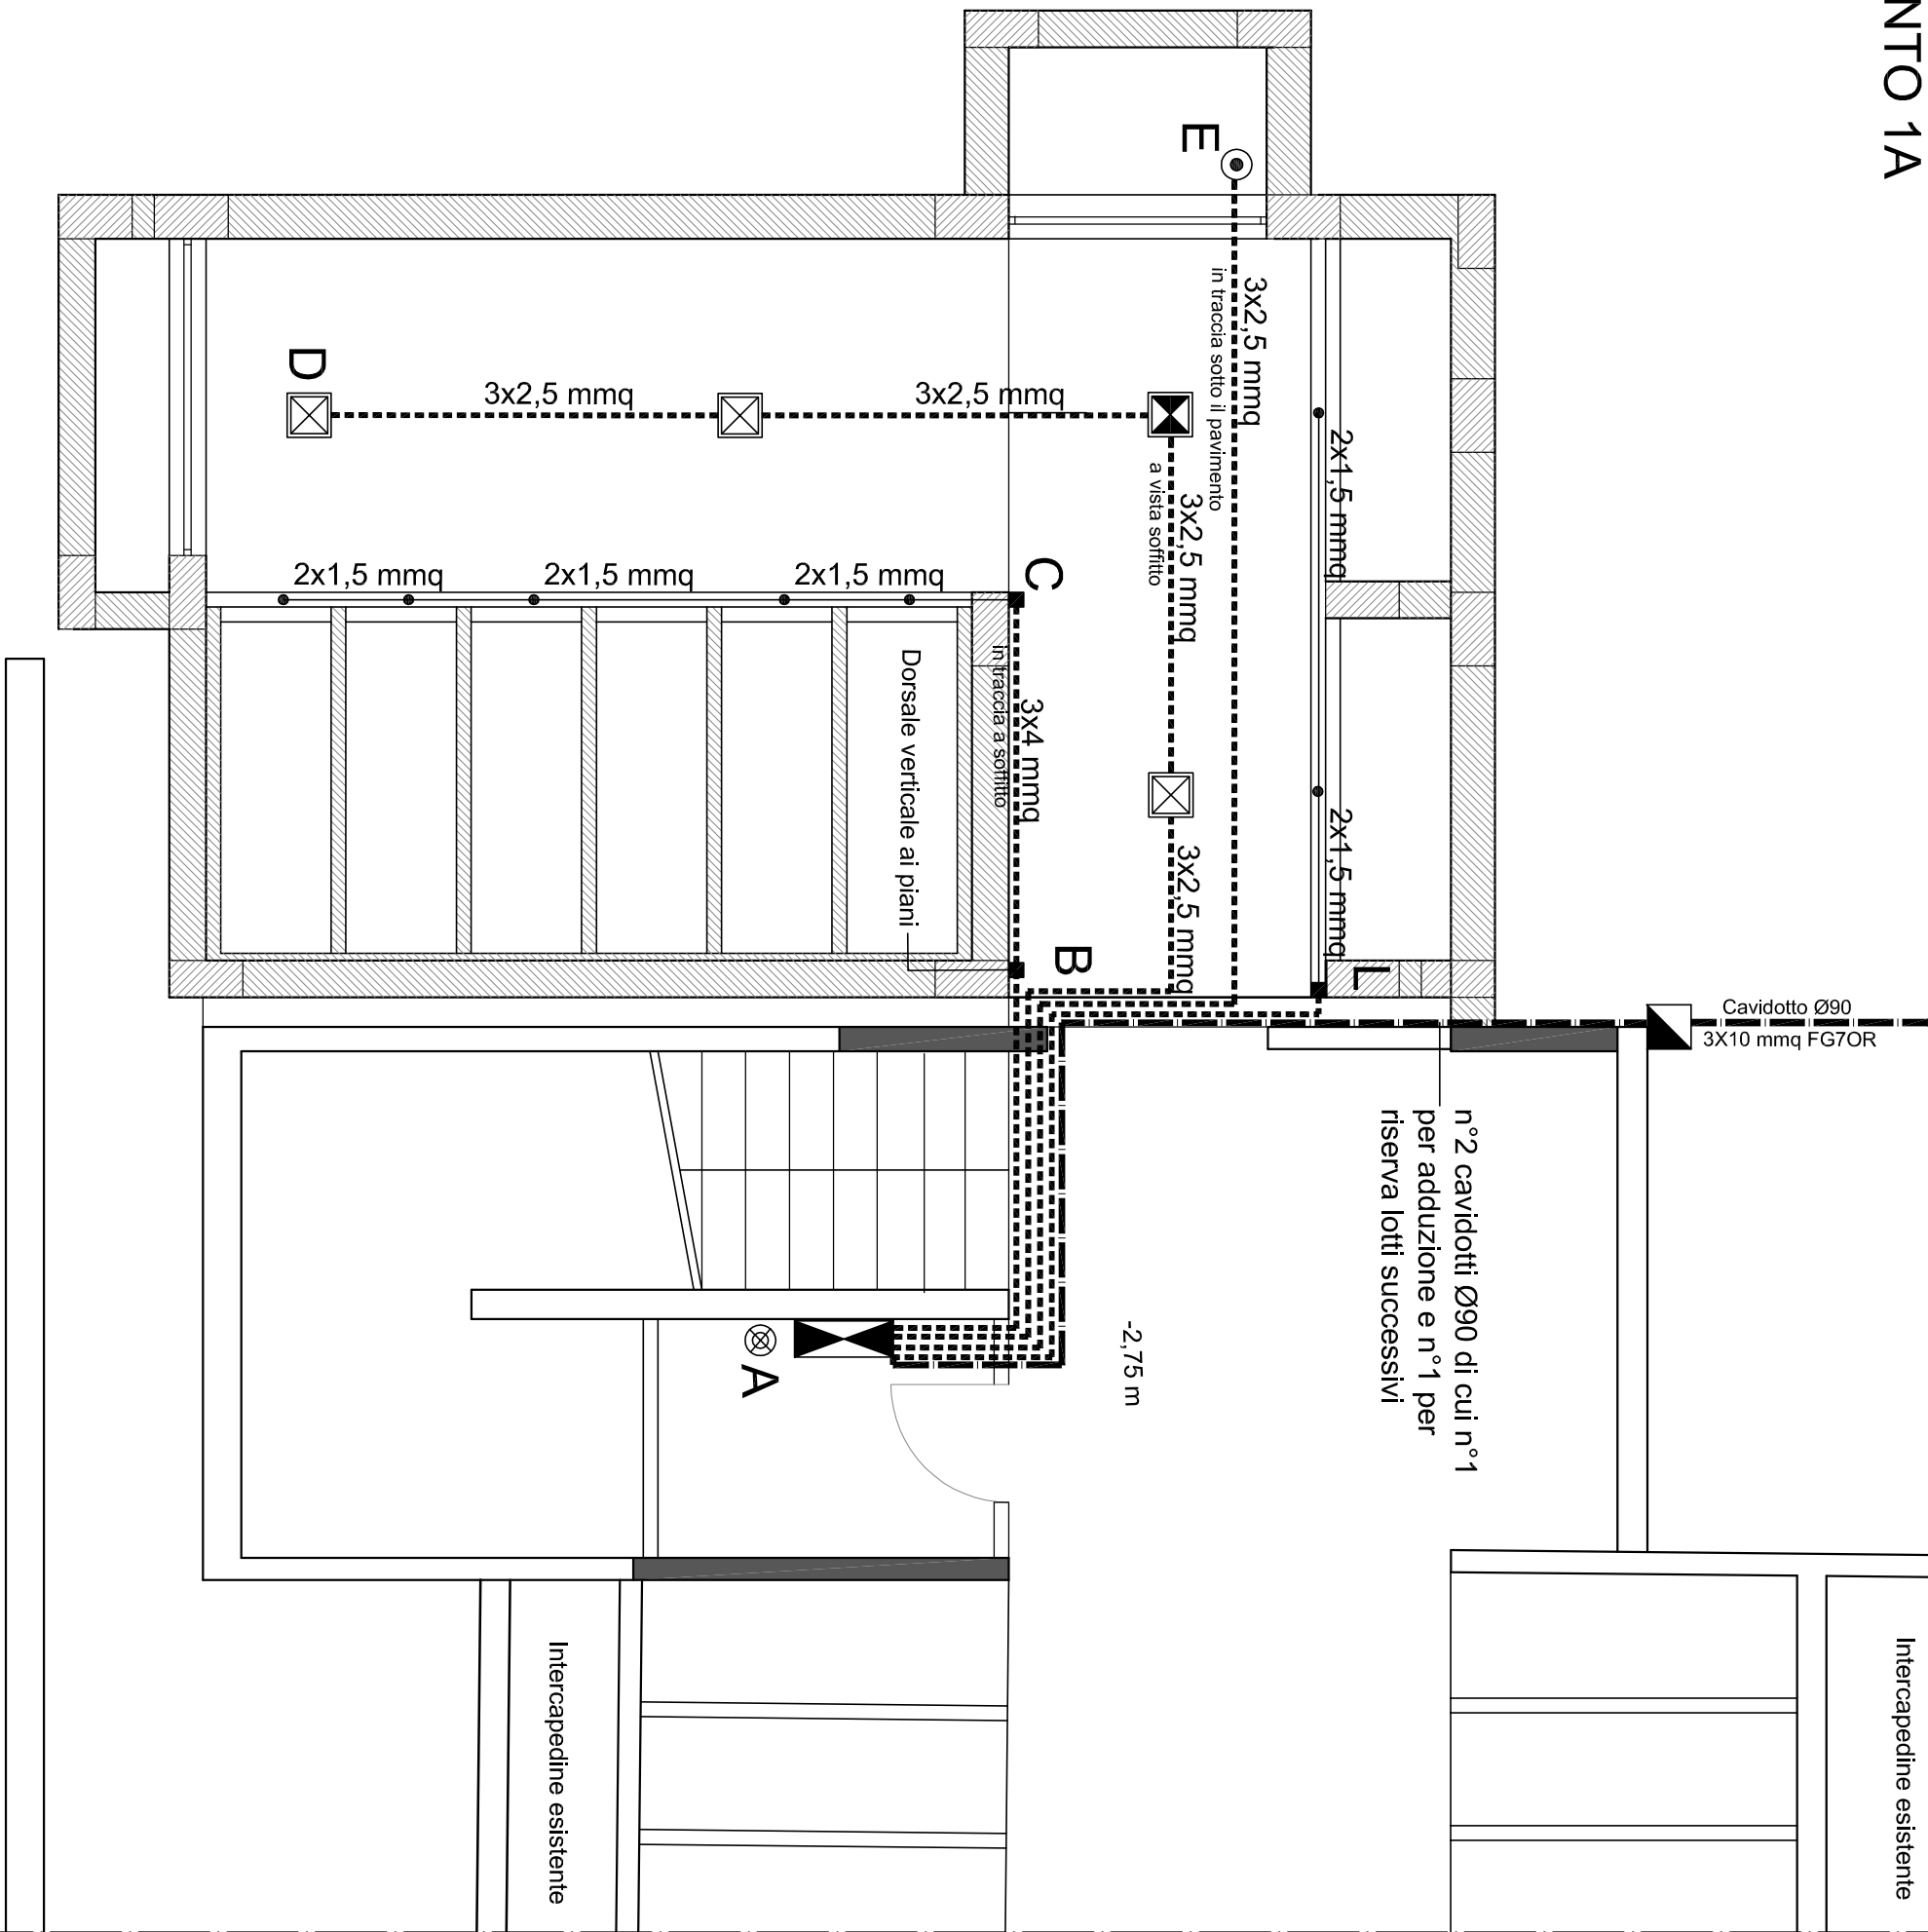


PLANIMETRIA IMPIANTO ELETTRICO INTERVENTO 3

Scala 1:200

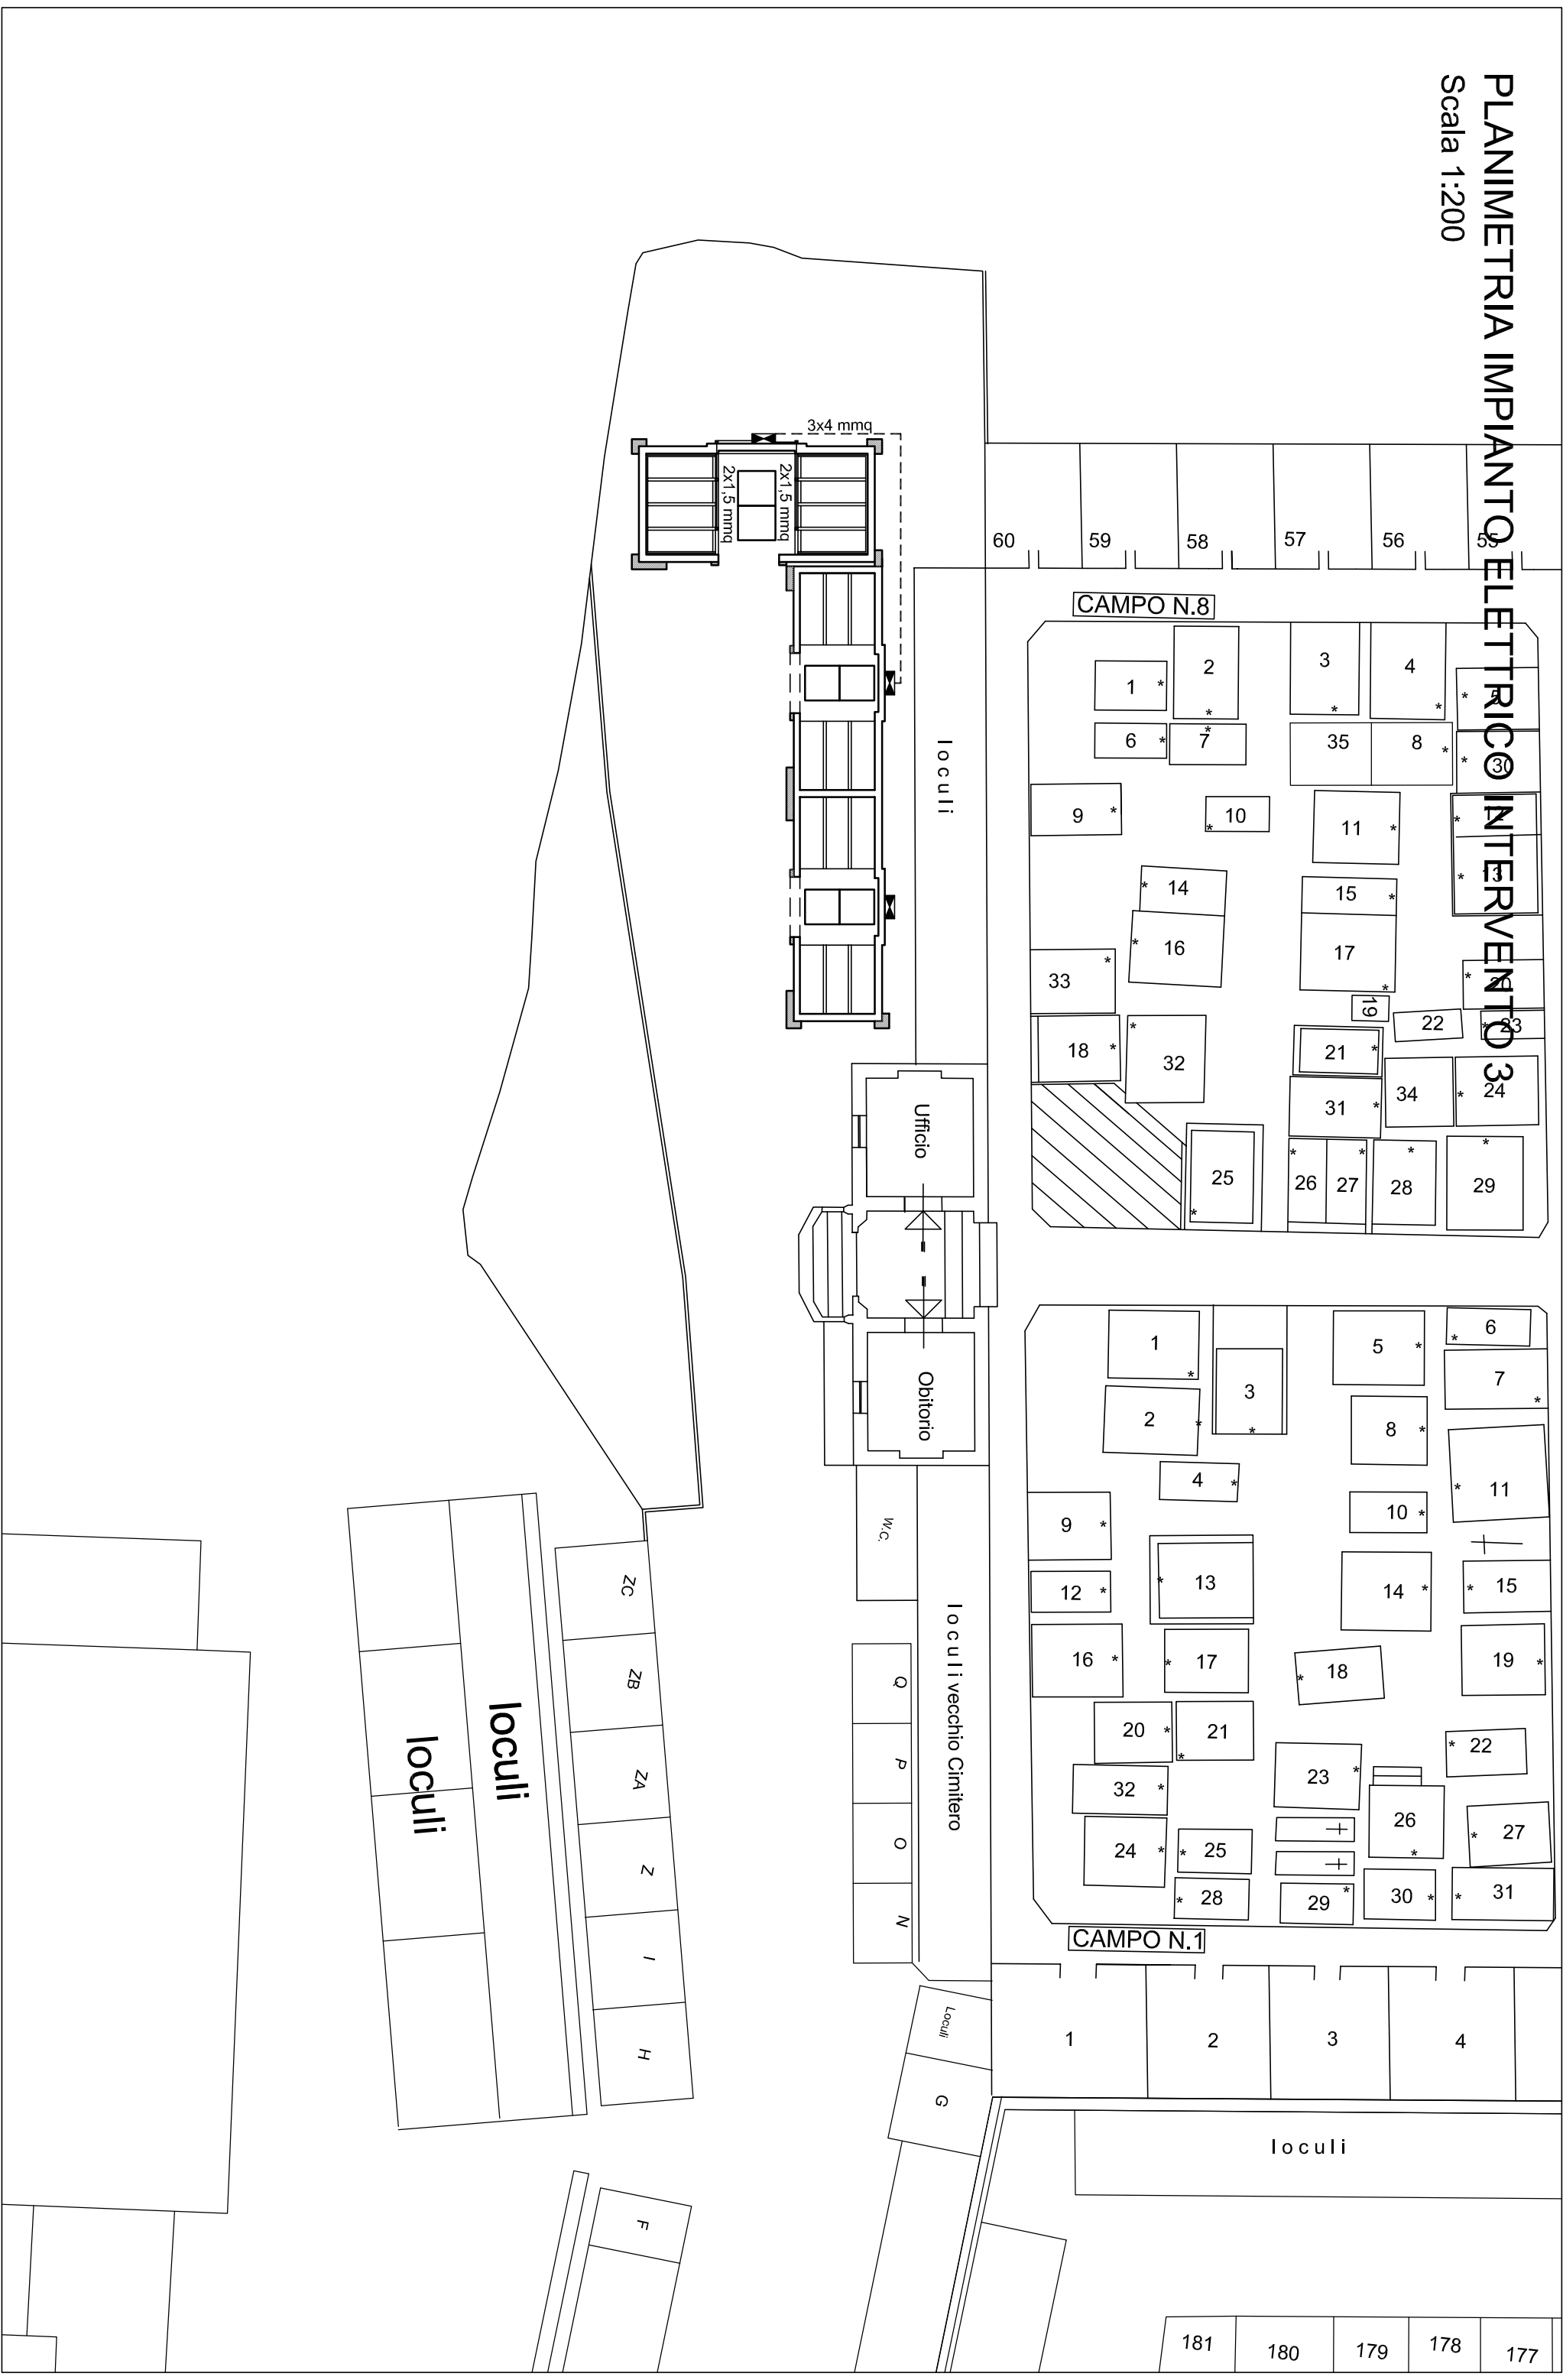

PLANIMETRIA IMPIANTO ELETTRICO INTERVENTO 3

Scala 1:100

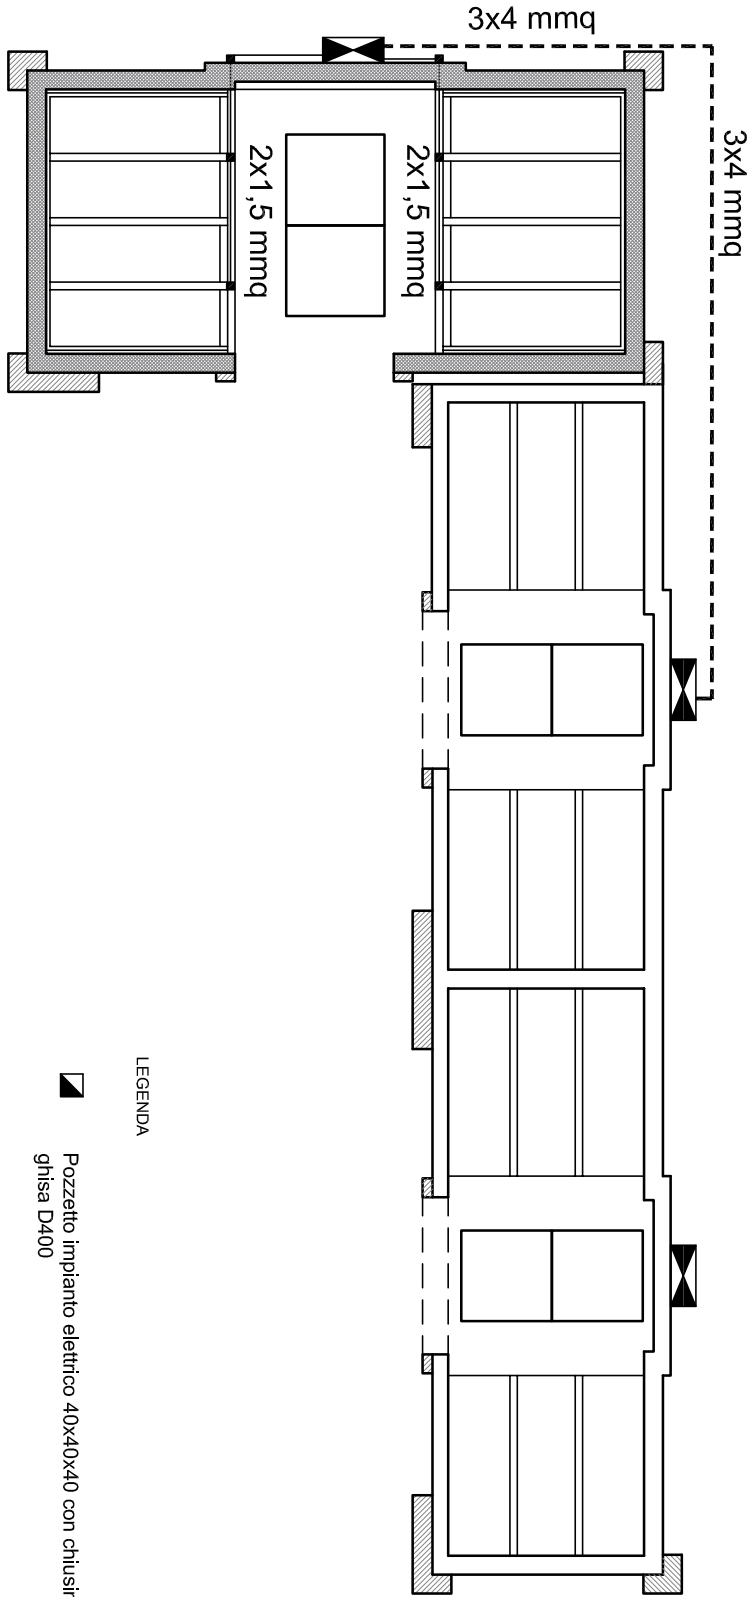

LEGENDA



Pozzetto impianto elettrico 40x40x40 con chiusino in ghisa D400



Quadro elettrico



Scatola di derivazione 10x10, posta ad ogni livello loculi. La distribuzione ai loculi sarà eseguita con filatura 2x1,5 mmq, entro tubazione posta nel prefabbricato del loculo.



Cavidotto Ø30