




COMUNE DI SUBIACO
Piazza S. Andrea, 1
00028 ROMA



REGIONE LAZIO
Direzione Regionale Cultura
(Attuazione DRG 365 del 2016
"Sviluppo delle strutture culturali")

RESTAURO E RIFUNZIONALIZZAZIONE
PER LA RIAPERTURA DEL TEATRO NARZIO

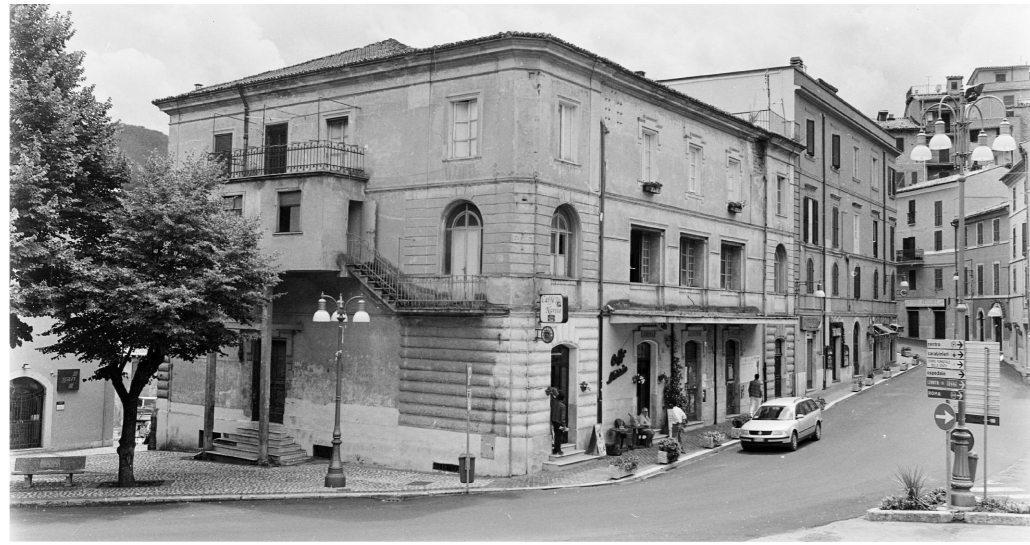

Progetto Architettonico ed Impiantistico:

Arch. Anelinda Di Muzio

Progetto Strutturale:

Ing. Valerio Orlandi

Progetto di Restauro delle facciate:

Arch. Serena Mercuri

Coordinamento per la sicurezza:

Arch. Domenico Bechis

Consulente per gli impianti meccanici: Ing. Marco Di Pietro

Consulente per l'impianto elettrico: Ing. Domenico Bonfà

Collaborazione: Arch. Ambra Troiani, Arch. Alessandra Vocaturo, Ing. Marco Corsetti


RUP: Arch. Daniele Cardoli

PROGETTO ESECUTIVO

PROGETTO ARCHITETTONICO
PIANTA PIANO SOTTOTETTO

ELABORATO
AR05

REV. N.	DATA	DESCRIZIONE	SCALA	DATA
-	-	-	1:50	-
-	-	-	1:50	DICEMBRE 2018

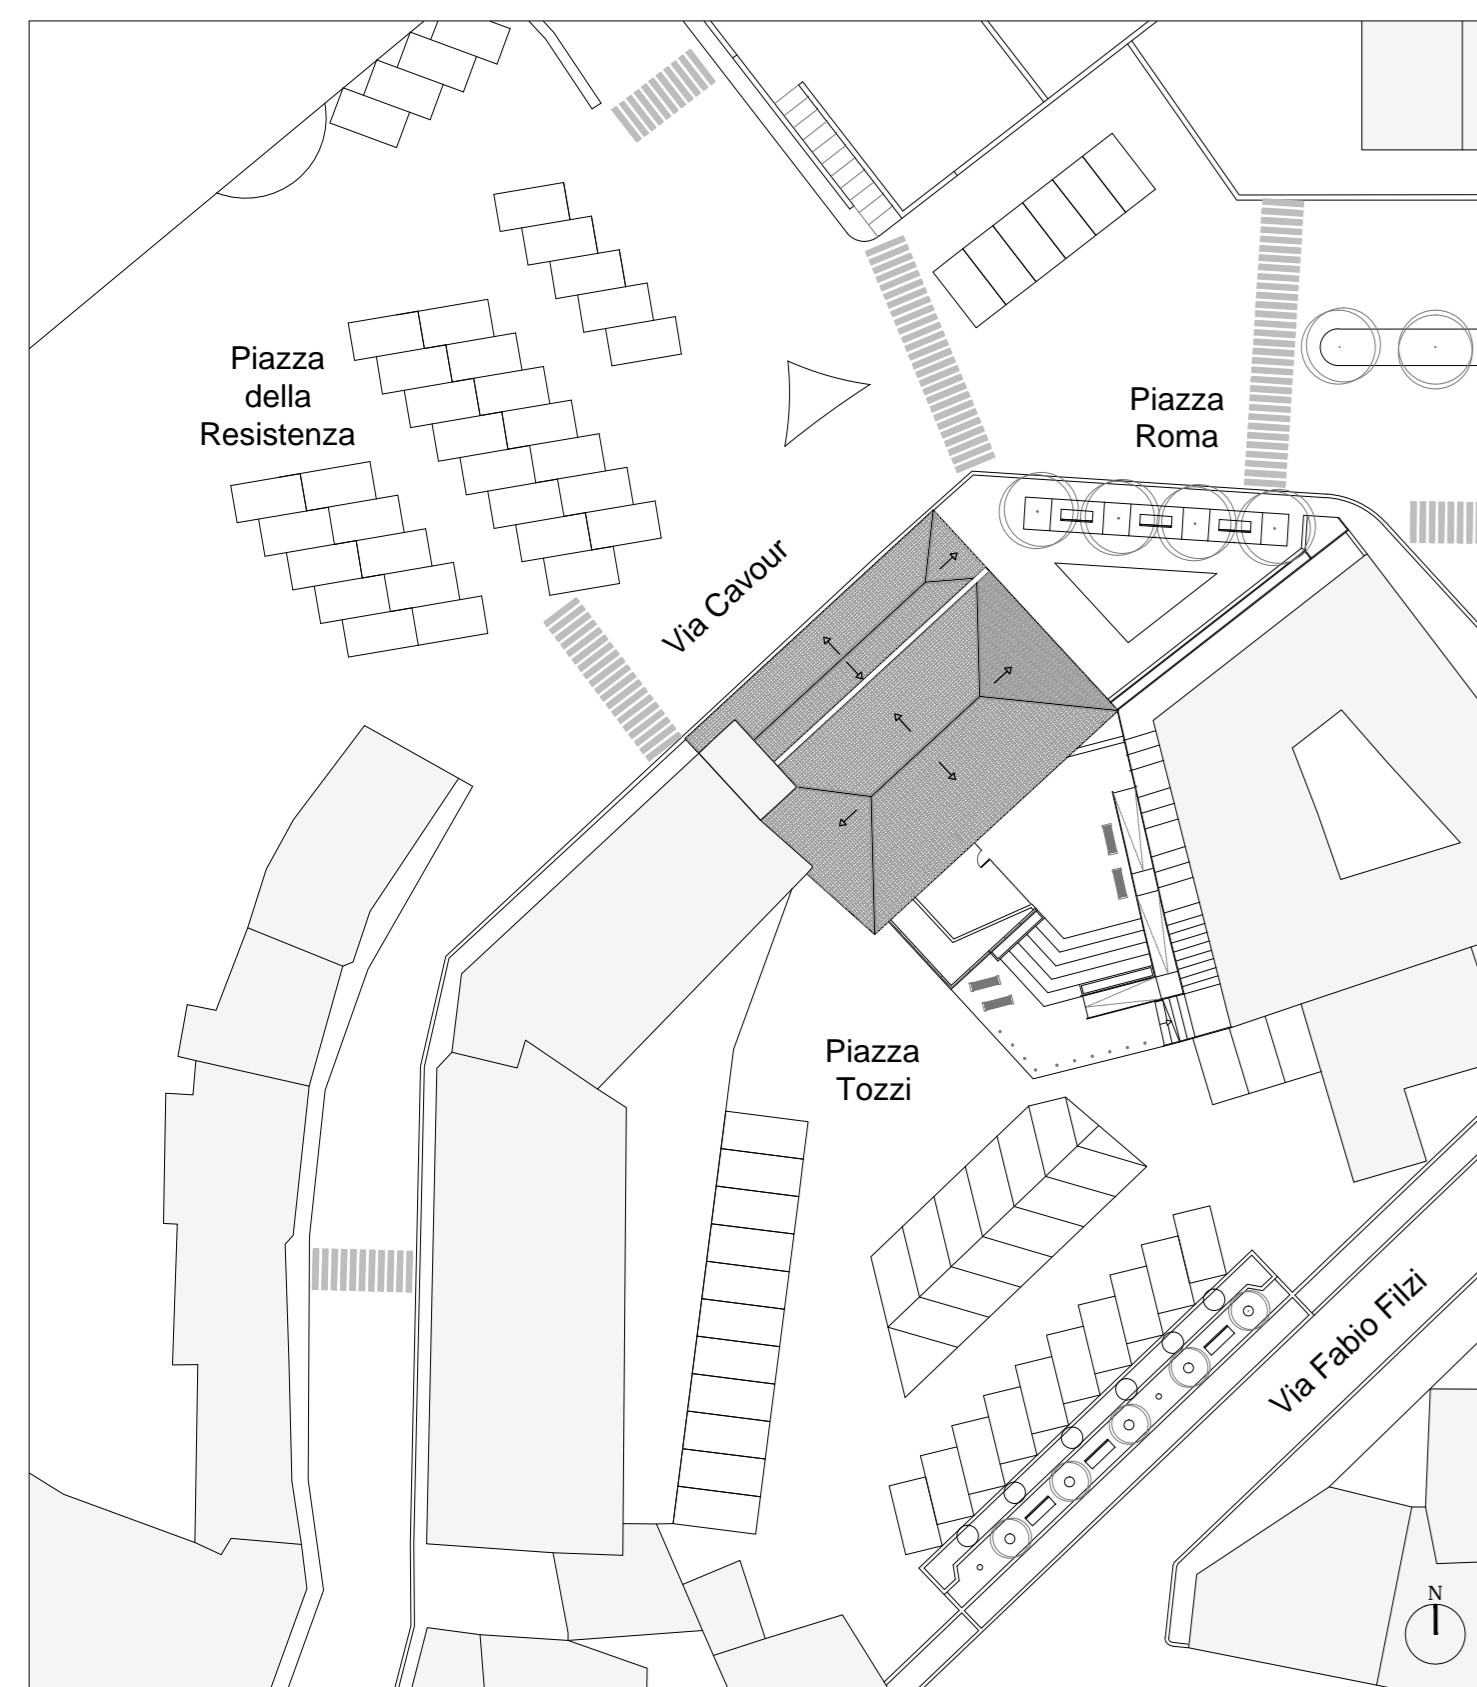

PLANIMETRIA_SCALA 1:500

