



COMUNE DI SUBIACO
Piazza S. Andrea, 1
00028 ROMA



REGIONE LAZIO
Direzione Regionale Cultura
(Attuazione DRG 365 del 2016
"Sviluppo delle strutture culturali")

RESTAURO E RIFUNZIONALIZZAZIONE PER LA RIAPERTURA DEL TEATRO NARZIO



Progetto Architettonico ed Impiantistico:

Arch. Anelinda Di Muzio

Progetto Strutturale:

Ing. Valerio Orlandi

Progetto di Restauro delle facciate:

Arch. Serena Mercuri

Coordinamento per la sicurezza:

Arch. Domenico Bechis

Consulente per gli impianti meccanici: Ing. Marco Di Pietro

Consulente per l'impianto elettrico: Ing. Domenico Bonfà

Collaborazione: Arch. Ambra Troiani, Arch. Alessandra Vocaturo, Ing. Marco Corsetti

RUP: Arch. Daniele Cardoli

PROGETTO ESECUTIVO



PROGETTO ARCHITETTONICO PROSPETTO OVEST E DETTAGLI ESECUTIVI

ELABORATO

AR13

REV. N.	DATA	DESCRIZIONE	SCALA	DATA
-	-	-	1:50 - 1:10	DICEMBRE 2018

SD16_ SEZIONE DETTAGLIO INFISSO PIANO SECONDO_SCALA 1: 10

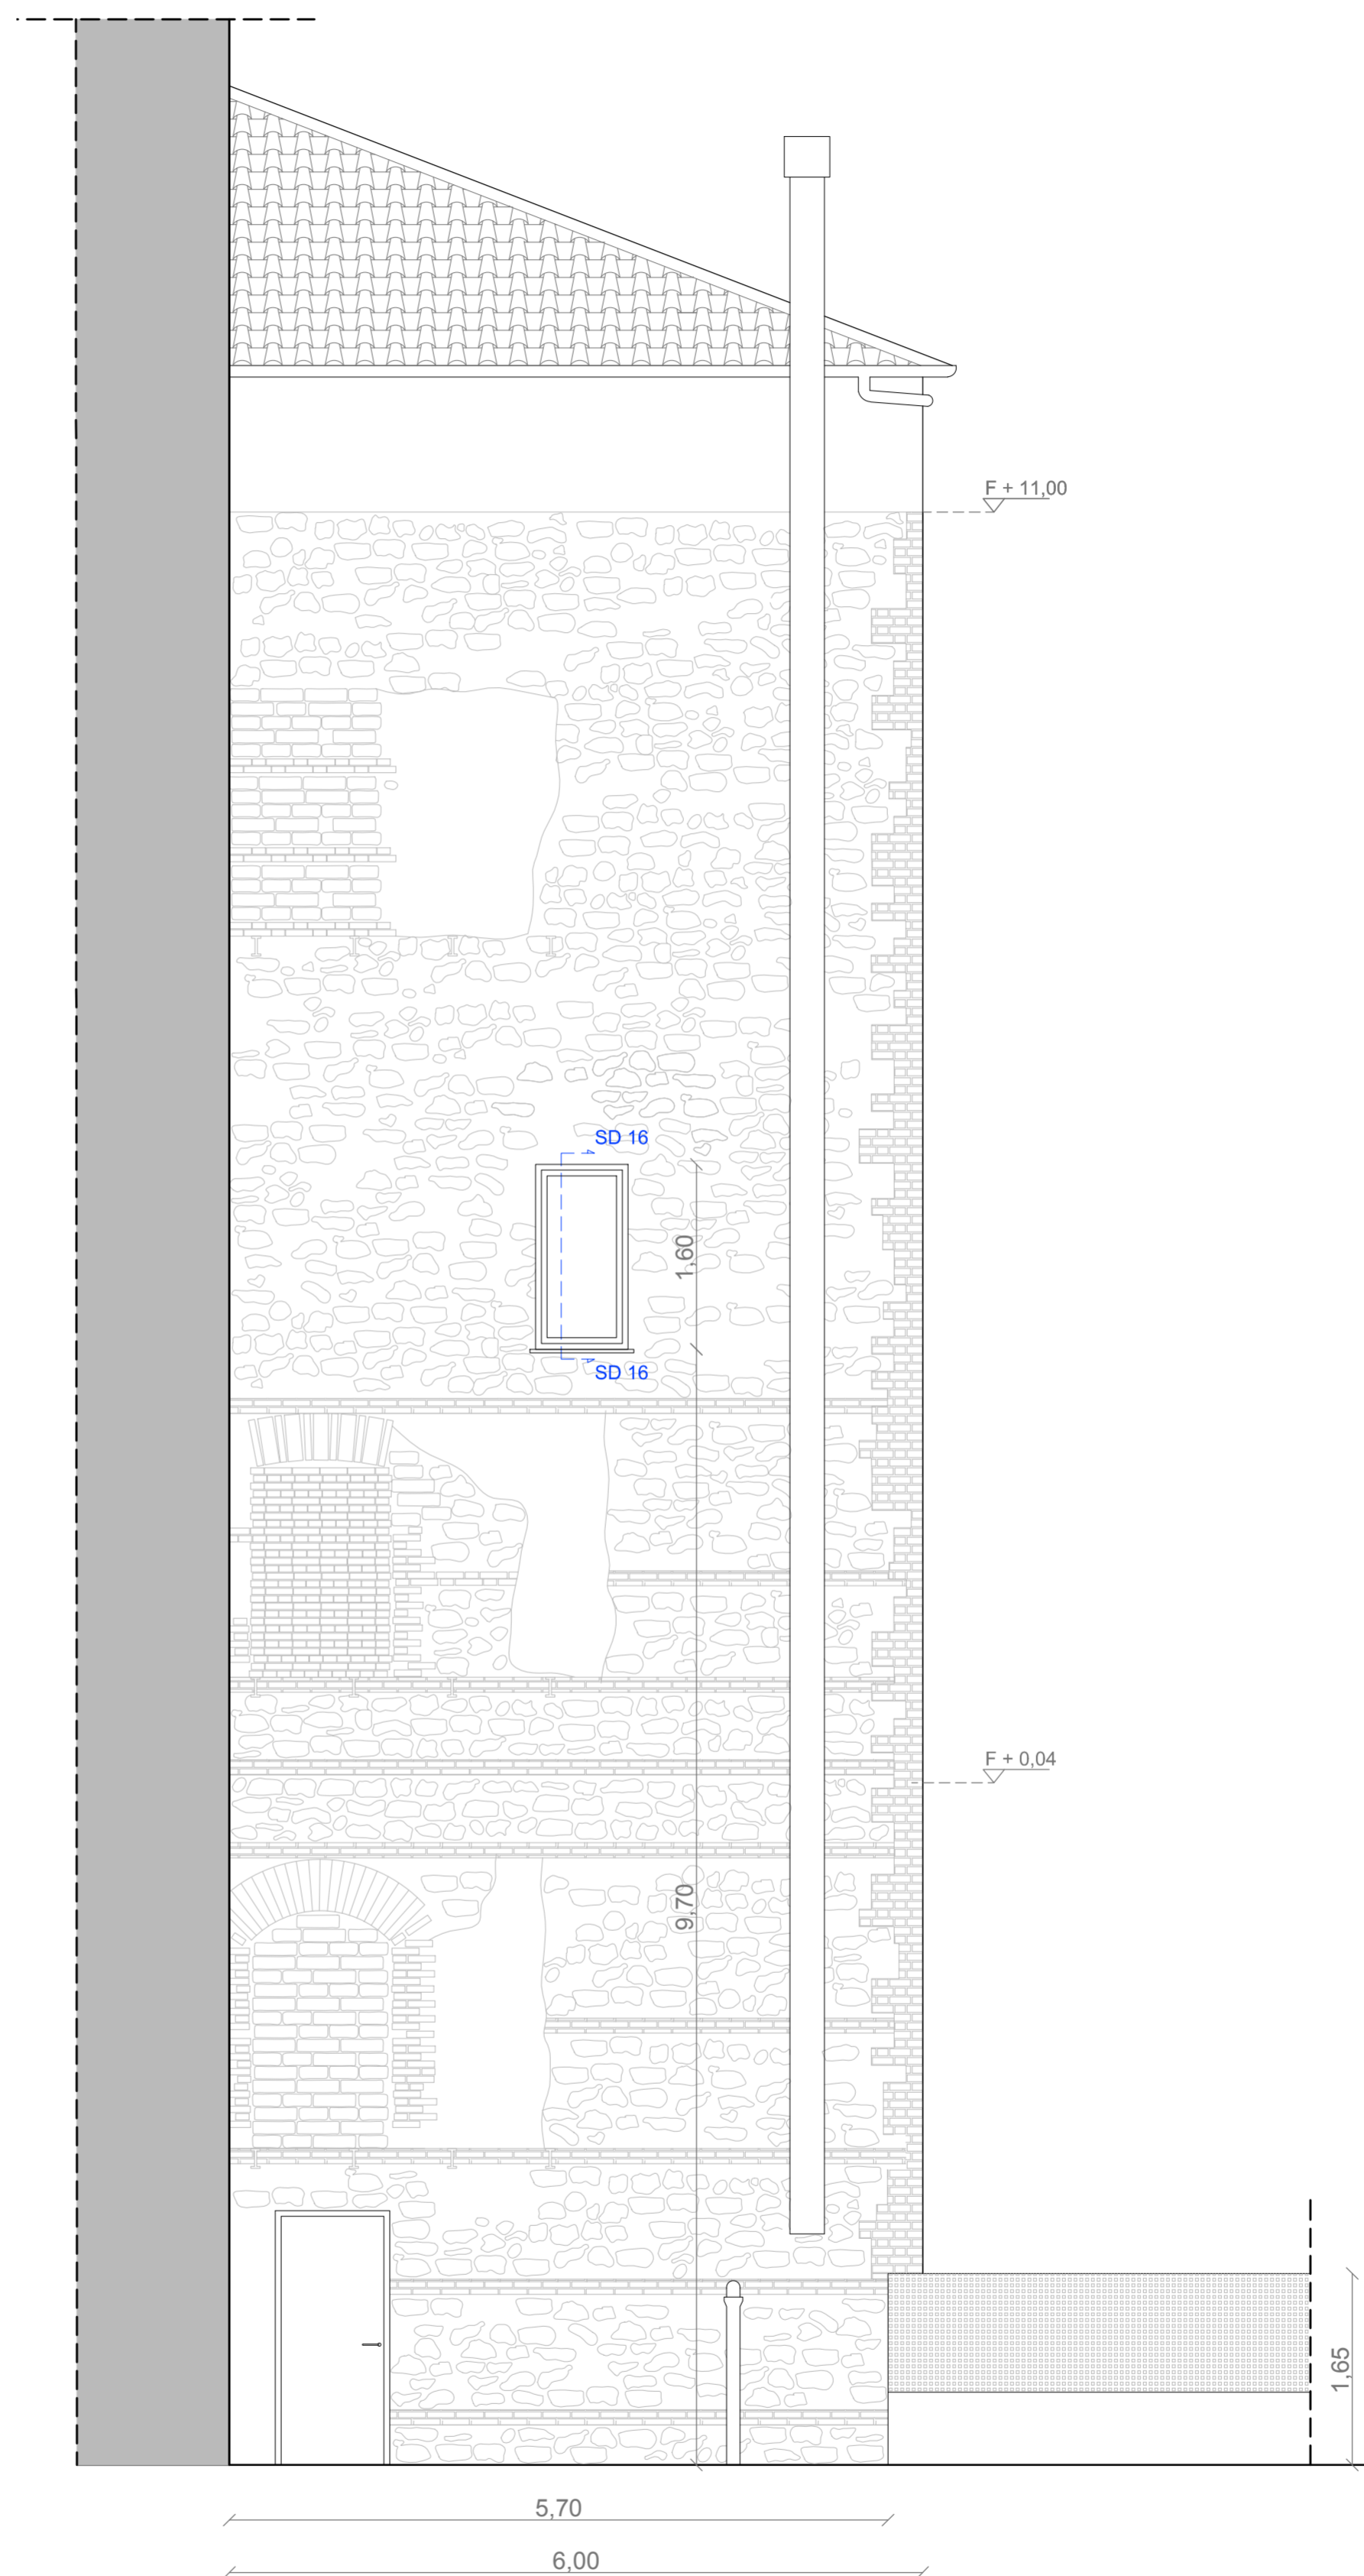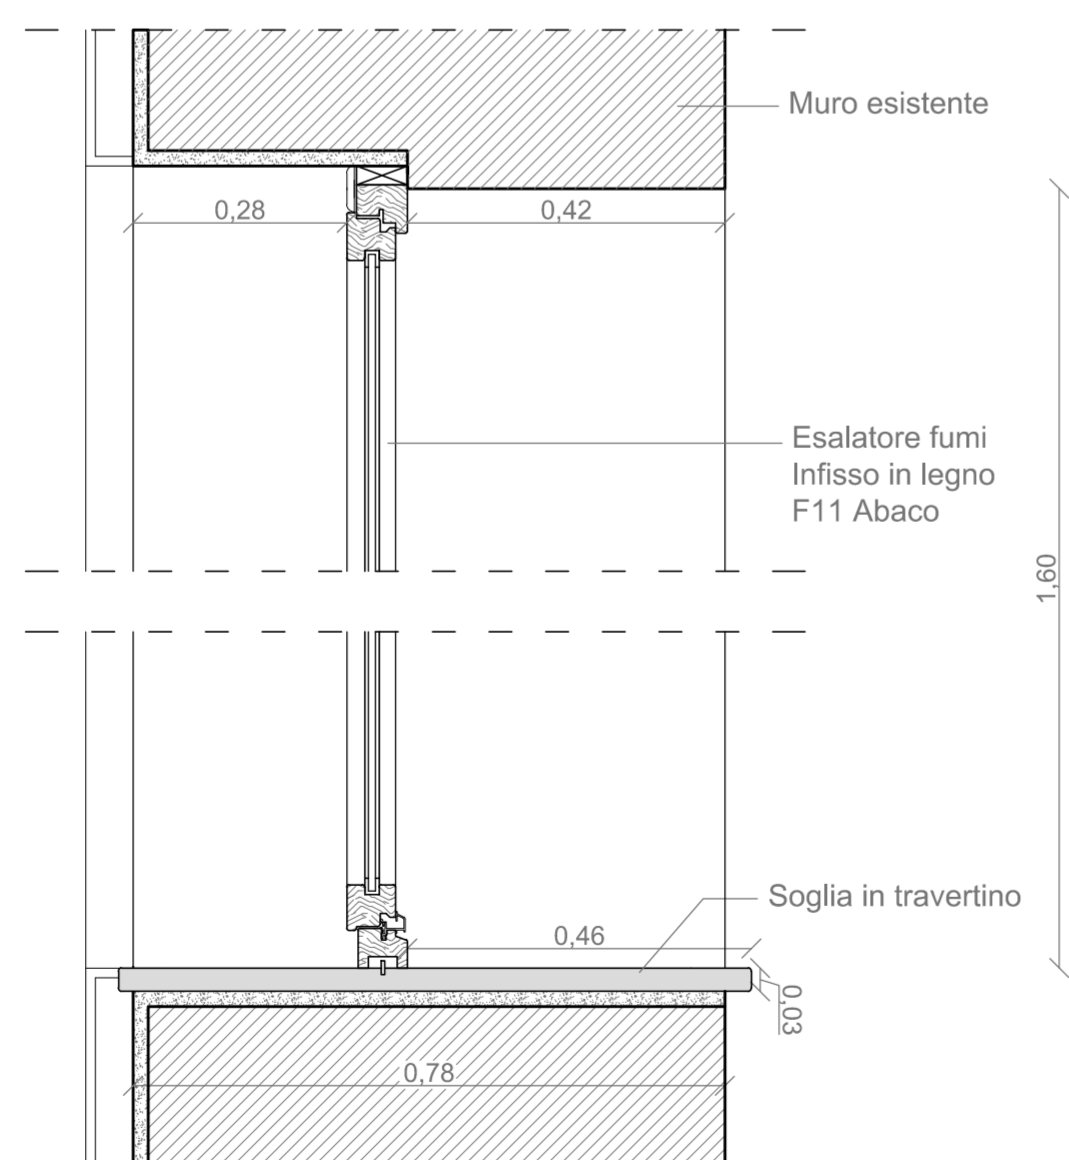

PROSPETTO OVEST_SCALA 1:50

