




COMUNE DI SUBIACO  
Piazza S. Andrea, 1  
00028 ROMA



REGIONE LAZIO  
Direzione Regionale Cultura  
(Attuazione DRG 365 del 2016  
"Sviluppo delle strutture culturali")

RESTAURO E RIFUNZIONALIZZAZIONE  
PER LA RIAPERTURA DEL TEATRO NARZIO

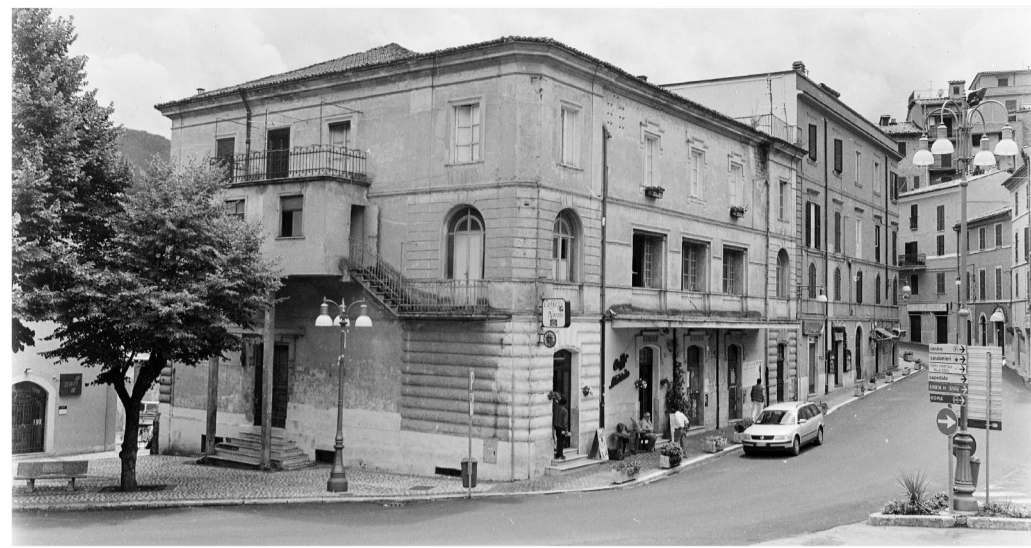

**Progetto Architettonico ed Impiantistico:**

Arch. Anelinda Di Muzio

**Progetto Strutturale:**

Ing. Valerio Orlandi

**Progetto di Restauro delle facciate:**

Arch. Serena Mercuri

**Coordinamento per la sicurezza:**

Arch. Domenico Bechis

Consulente per gli impianti meccanici: Ing. Marco Di Pietro

Consulente per l'impianto elettrico: Ing. Domenico Bonfà

Collaborazione: Arch. Ambra Troiani, Arch. Alessandra Vocaturo, Ing. Marco Corsetti

RUP: Arch. Daniele Cardoli

PROGETTO ESECUTIVO



PROGETTO ARCHITETTONICO  
PROSPETTO SUD E DETTAGLI ESECUTIVI

ELABORATO

AR12

REV. N.	DATA	DESCRIZIONE	SCALA	DATA
REV. N.	DATA	DESCRIZIONE	1:50 - 1:10	DICEMBRE 2018

SD15\_ SEZIONE DETTAGLIO INFISSO PIANO -1 E SECONDO\_SCALA 1: 10

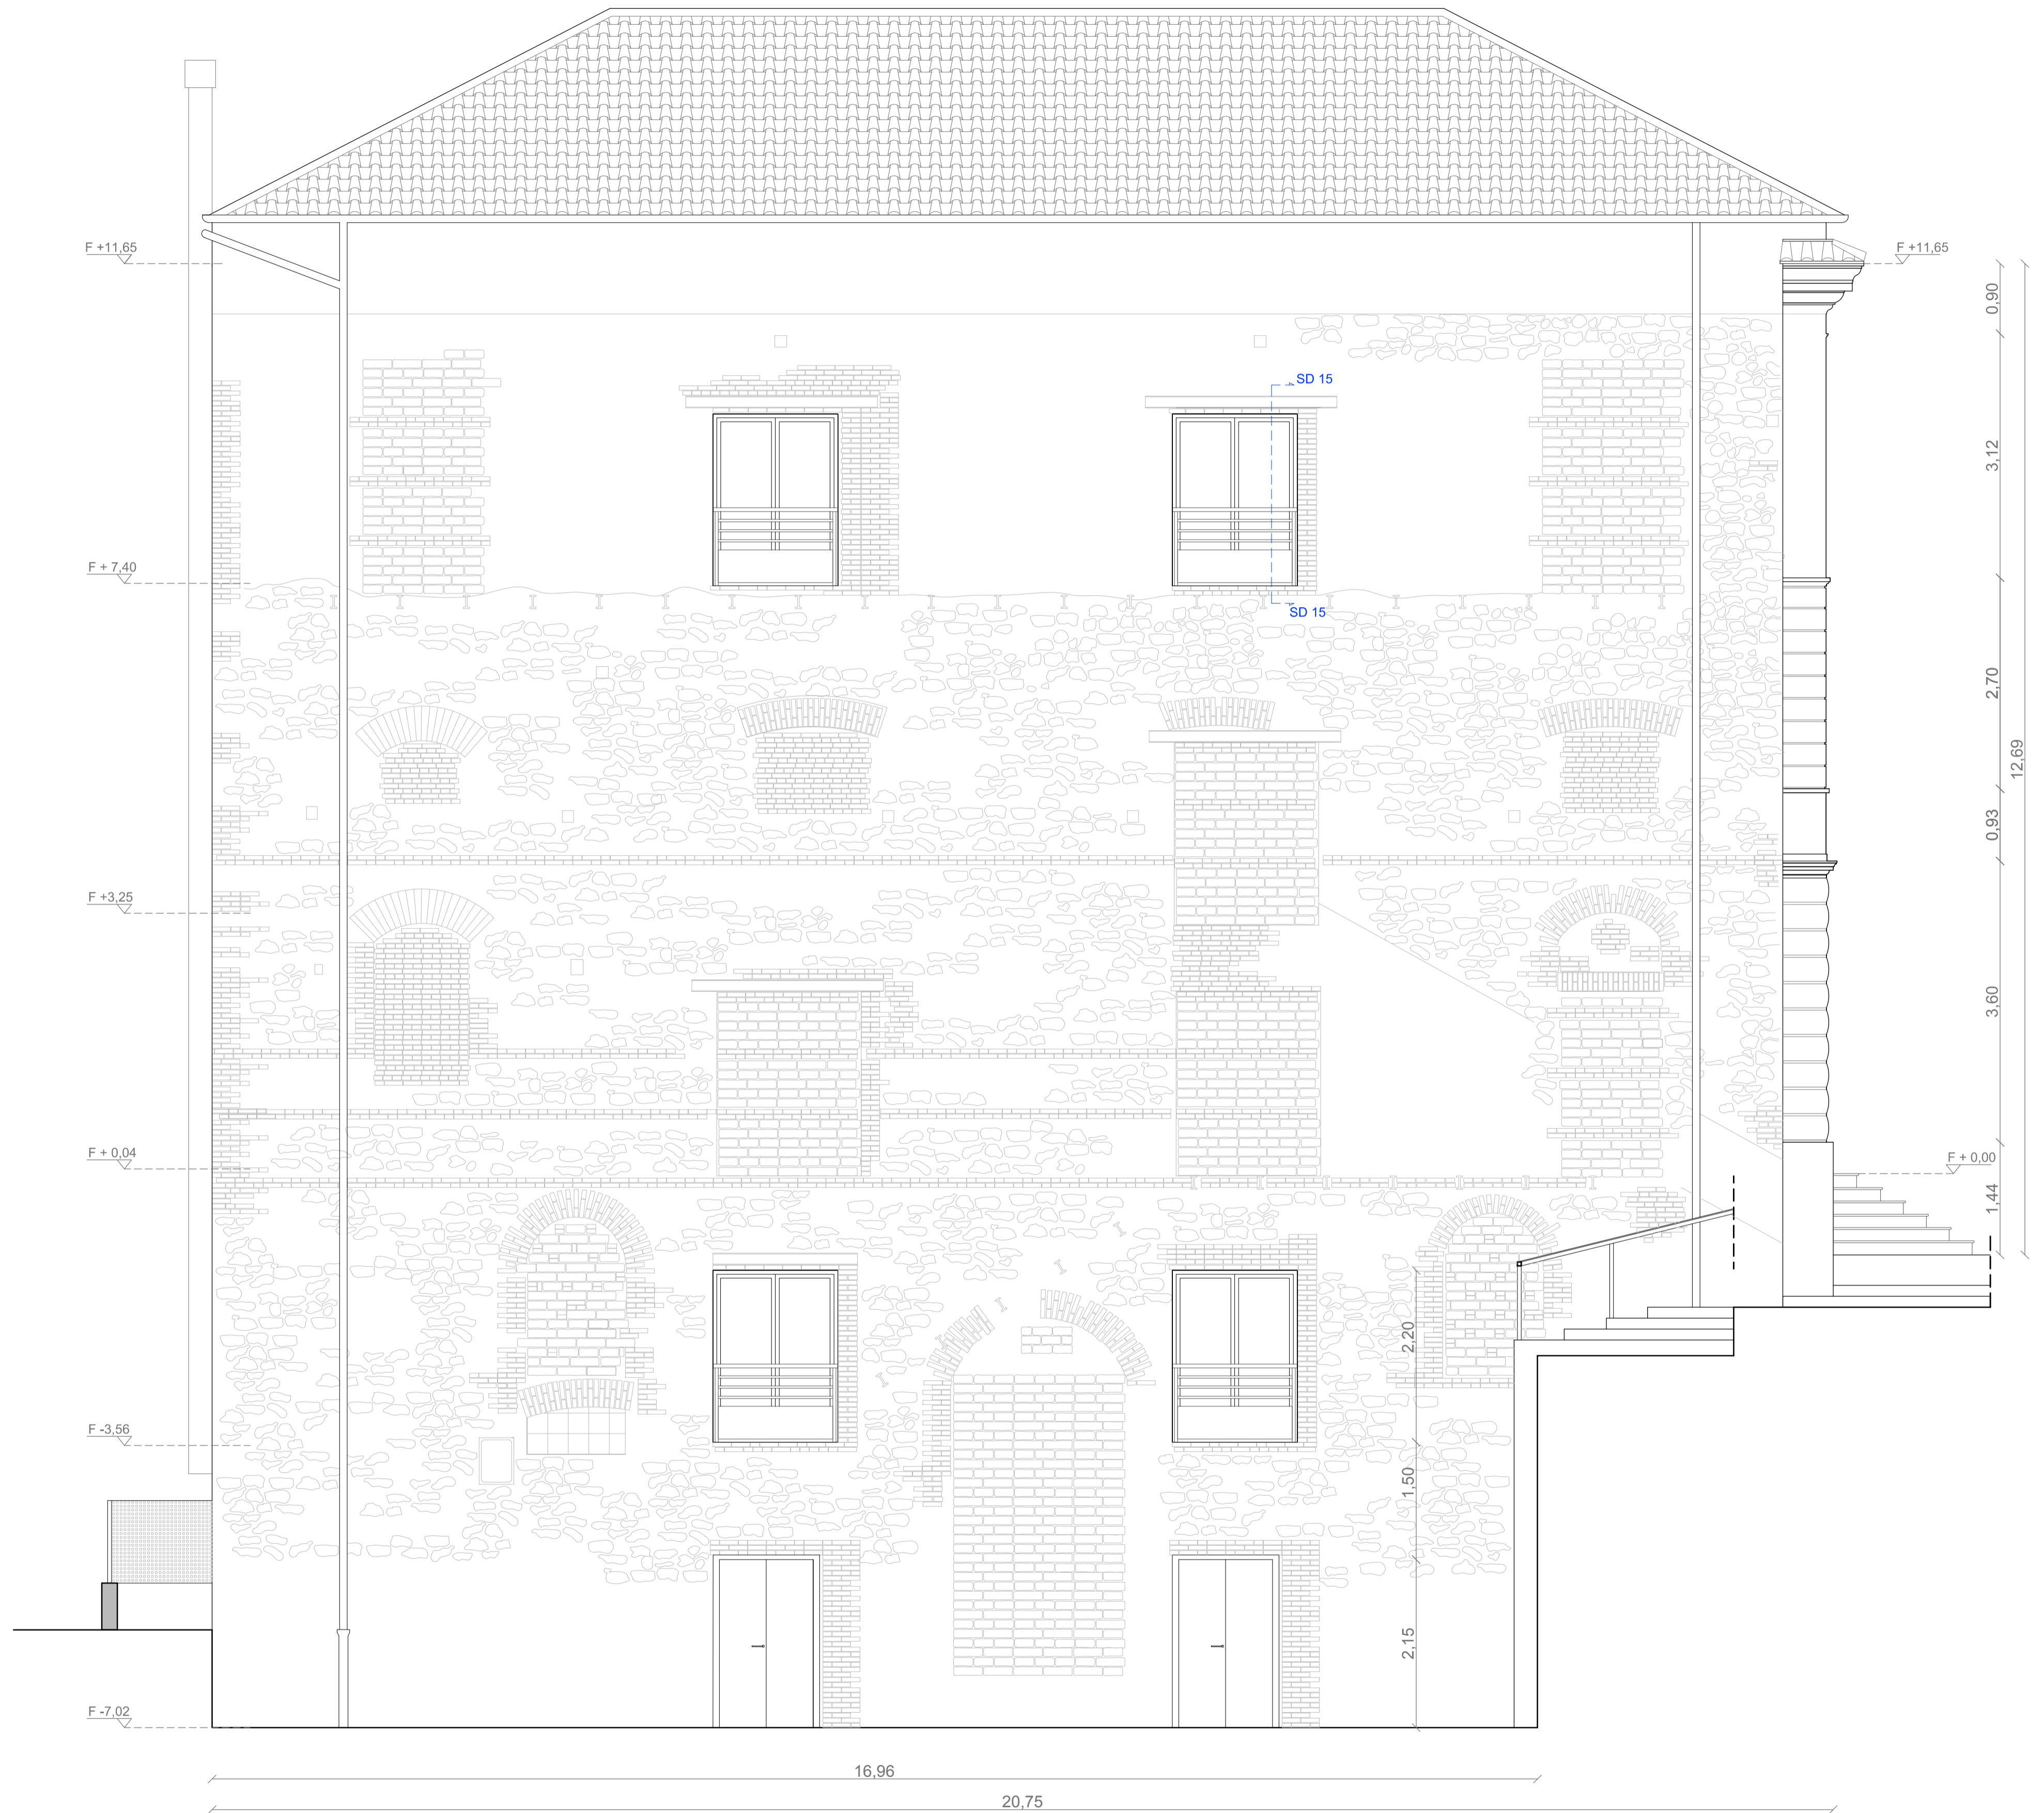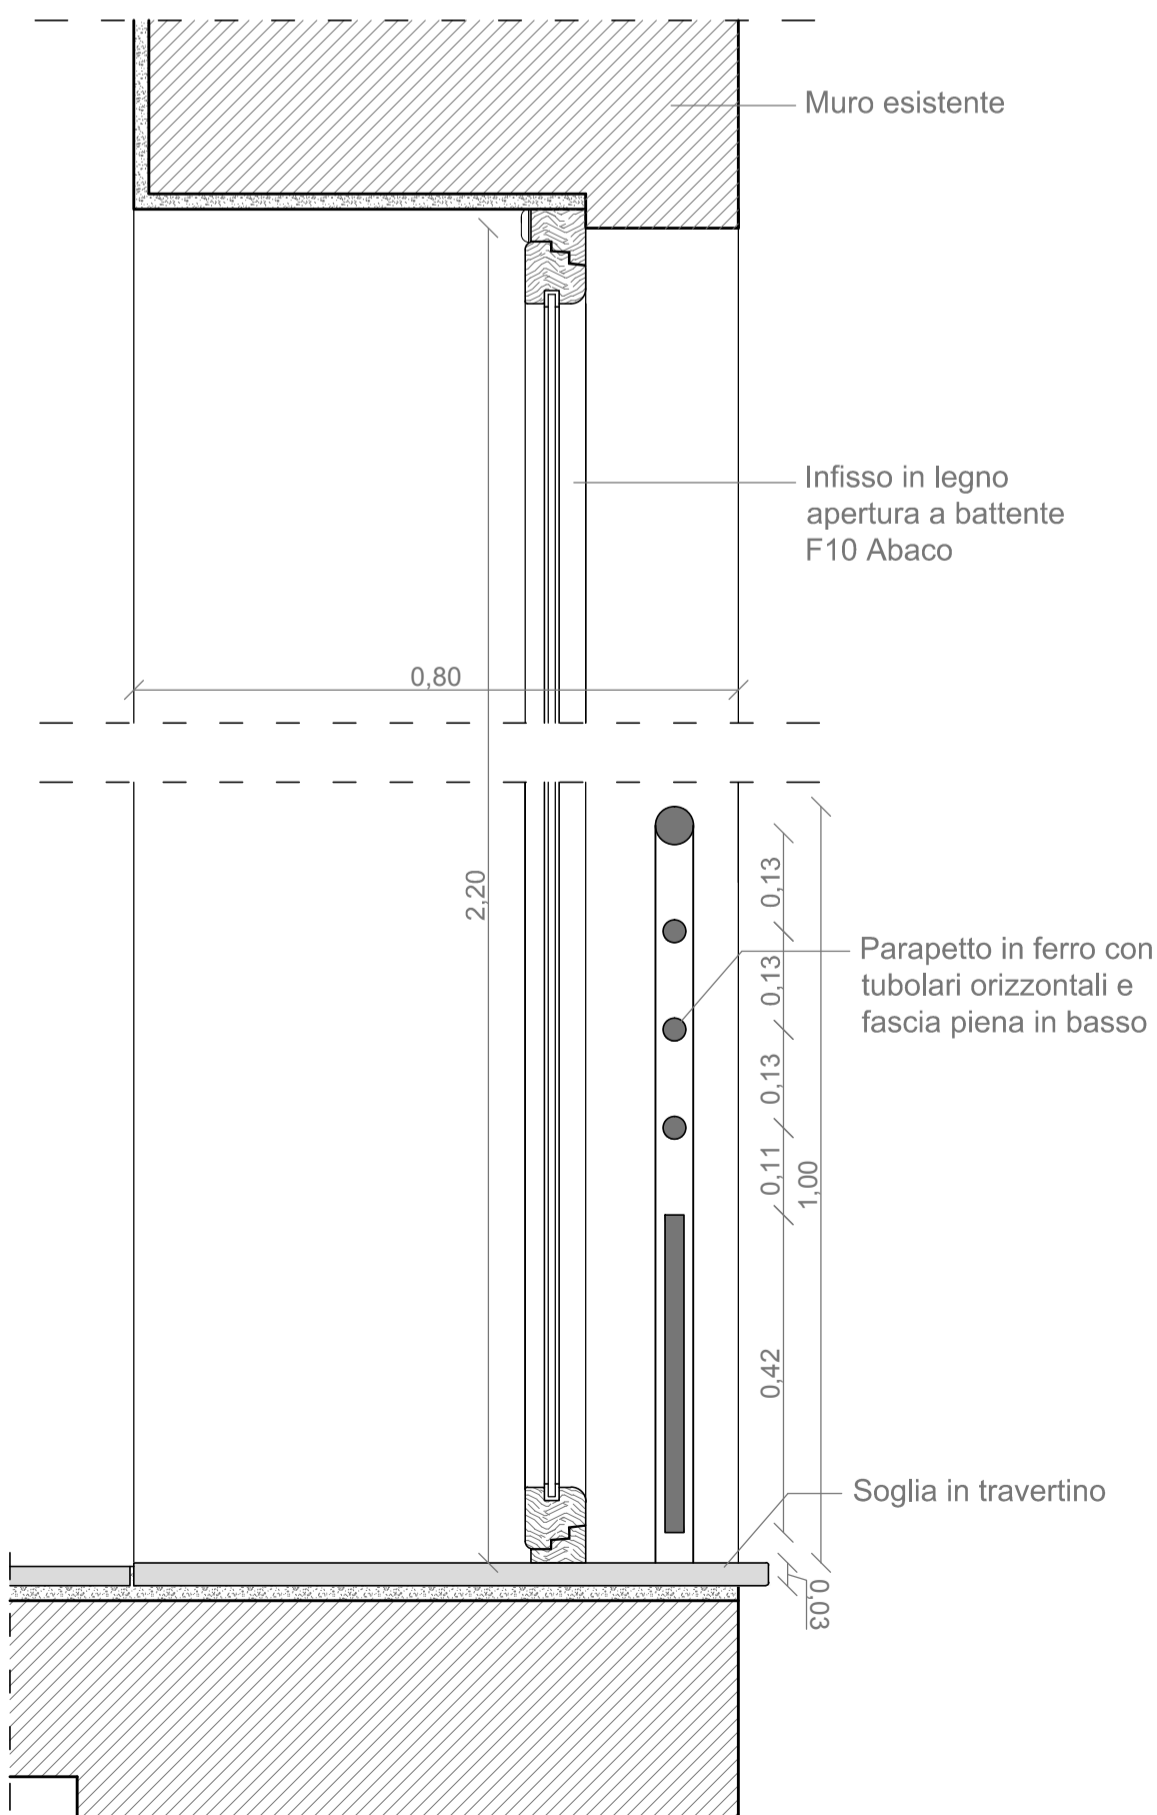

PROSPETTO SUD\_SCALA 1:50

