

PROGETTO DEFINITIVO

IL PROGETTISTA
Studio Ingegneria Maggi S.r.l.
Il Direttore Tecnico
Dr. Ing. Claudio MAGGI



PI.02 Planimetria Impianto Termico


SCALA: 1:100
FORMATO: A1+
DATA: Aprile 2020

STUDIO INGEGNERIA MAGGI S.R.L.
INGEGNERIA ARCHITETTURA IMPIANTISTICA URBANISTICA
Via Cavarese, 23 Bis Int. A 00104 Pignone (RM) tel./fax: 0715040019


Legenda

- Tubazioni acqua di impianto radiante
- Collettore
- Termostato ambiente
- Montante mandata
- Montante ritorno
- Gruppo Chiller Idronico

PIANTA PIANO TERRA
Scala 1:100

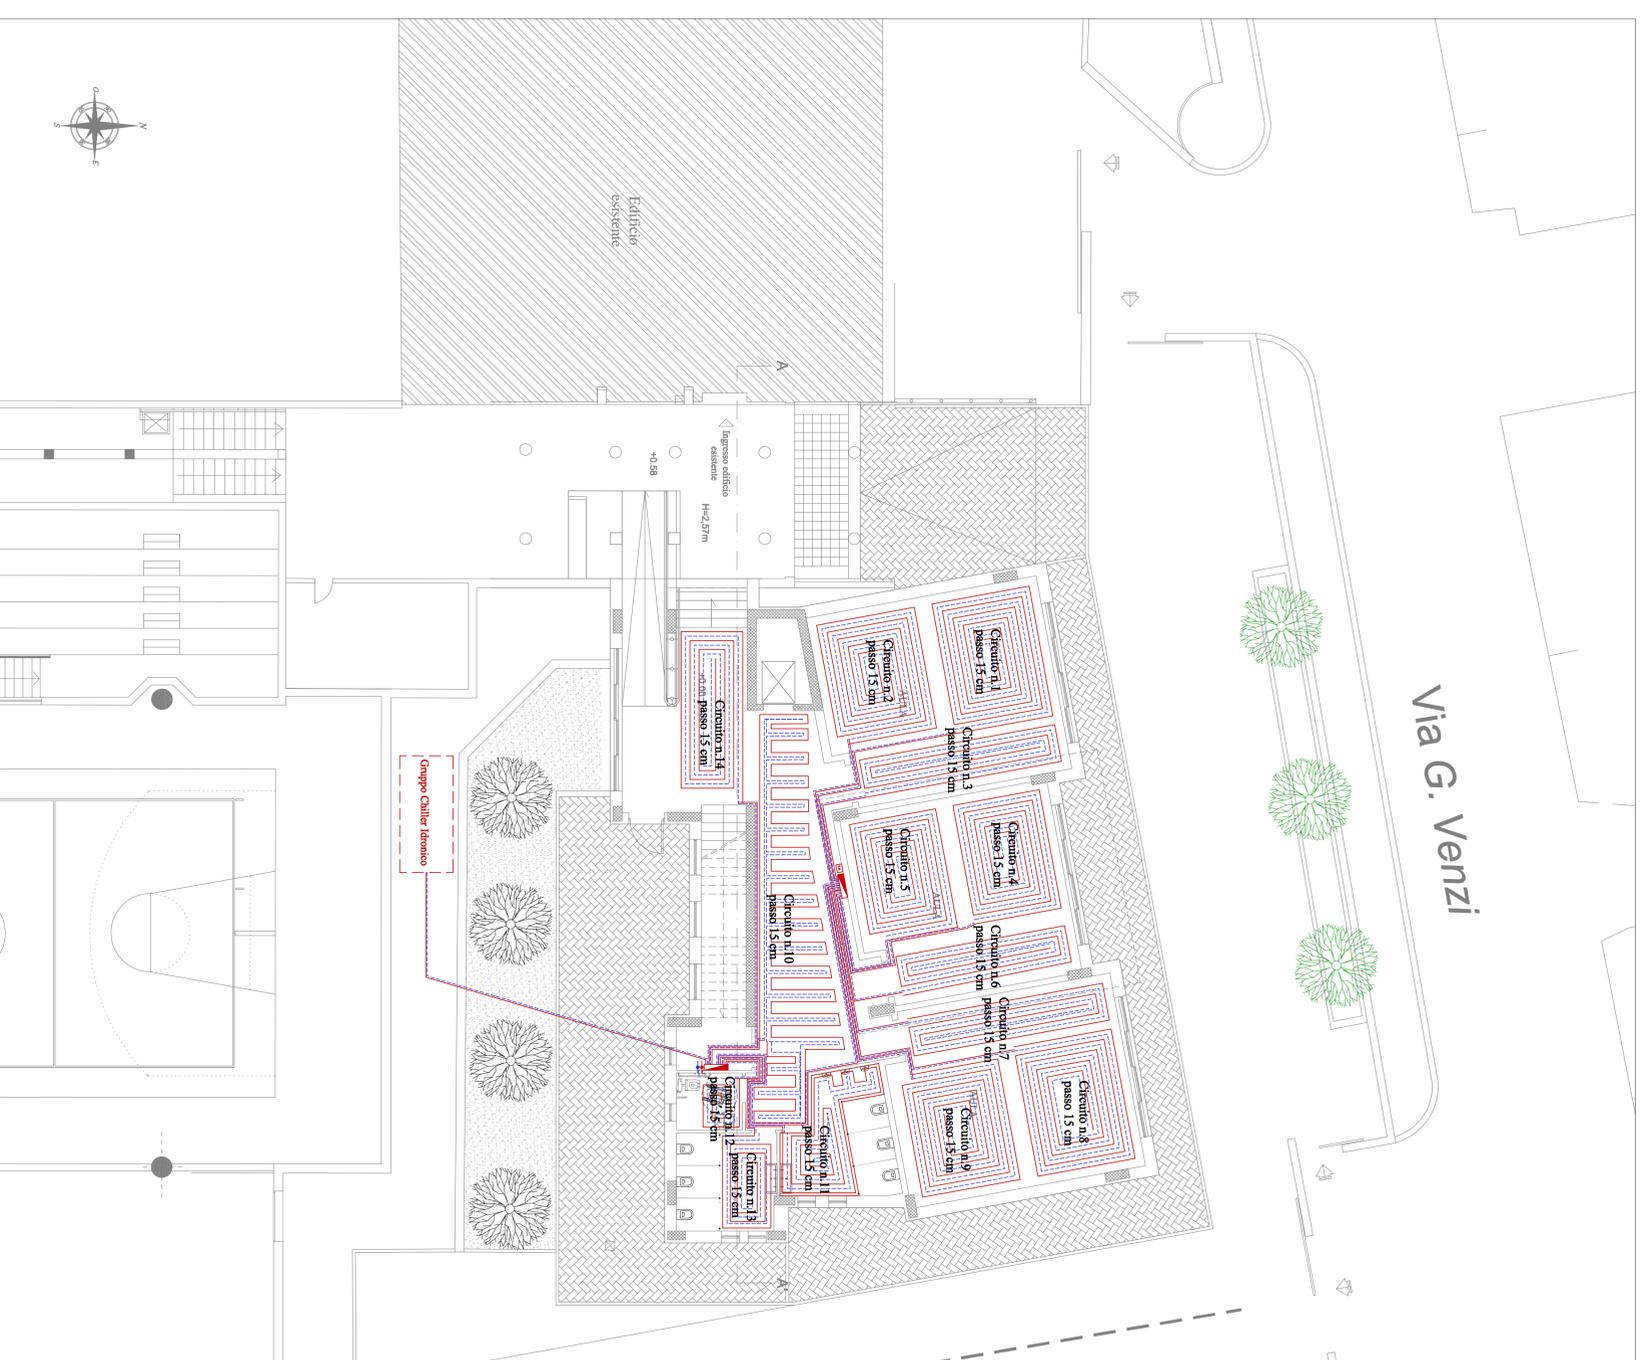

PIANTA PIANO PRIMO
Scala 1:100

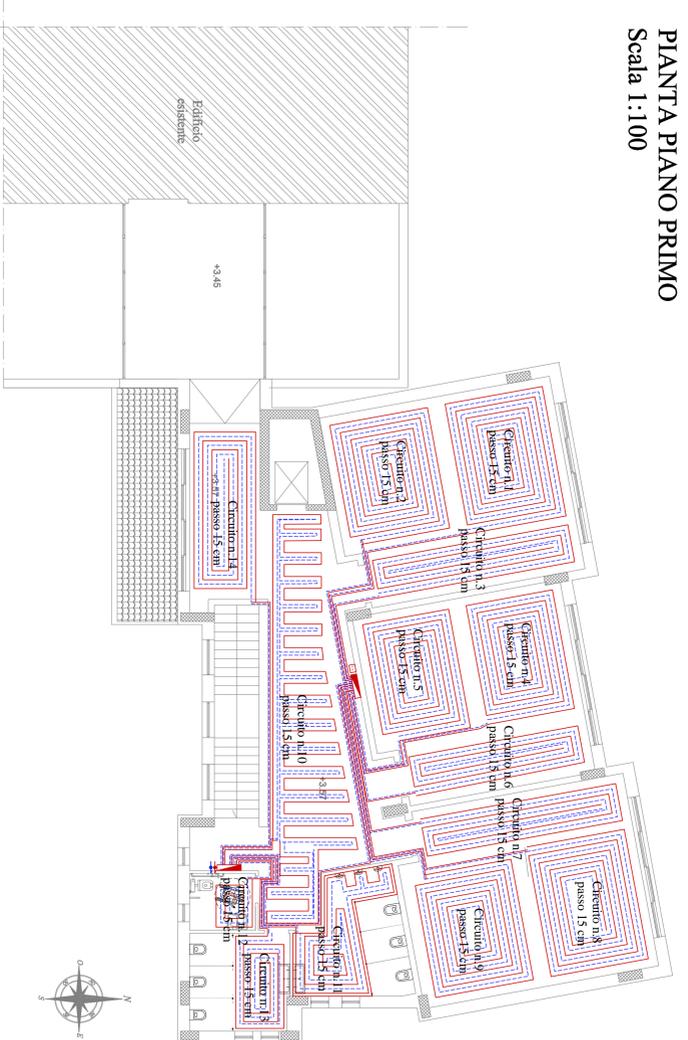

PIANTA DELLE COPERTURE
Scala 1:100

