



COMUNE DI SUBIACO  
Piazza S. Andrea, 1  
00028 ROMA



REGIONE LAZIO  
Direzione Regionale Cultura  
(Attuazione DRG 365 del 2016  
"Sviluppo delle strutture culturali")

RESTAURO E RIFUNZIONALIZZAZIONE  
PER LA RIAPERTURA DEL TEATRO NARZIO



**Progetto Architettonico ed Impiantistico:**

Arch. Anelinda Di Muzio

**Progetto Strutturale:**

Ing. Valerio Orlandi

**Progetto di Restauro delle facciate:**

Arch. Serena Mercuri

**Coordinamento per la sicurezza:**

Arch. Domenico Bechis

**Consulente per gli impianti meccanici:** Ing. Marco Di Pietro

**Consulente per l'impianto elettrico:** Ing. Domenico Bonfà

**Collaborazione:** Arch. Ambra Troiani, Arch. Alessandra Vocaturo, Ing. Marco Corsetti


**RUP:** Arch. Daniele Cardoli

PROGETTO ESECUTIVO

PROGETTO ARCHITETTONICO  
SEZIONE B-B'

ELABORATO  
AR07

REV. N.	DATA	DESCRIZIONE	SCALA	DATA
REV. N.	DATA	DESCRIZIONE	1:50	DICEMBRE 2018

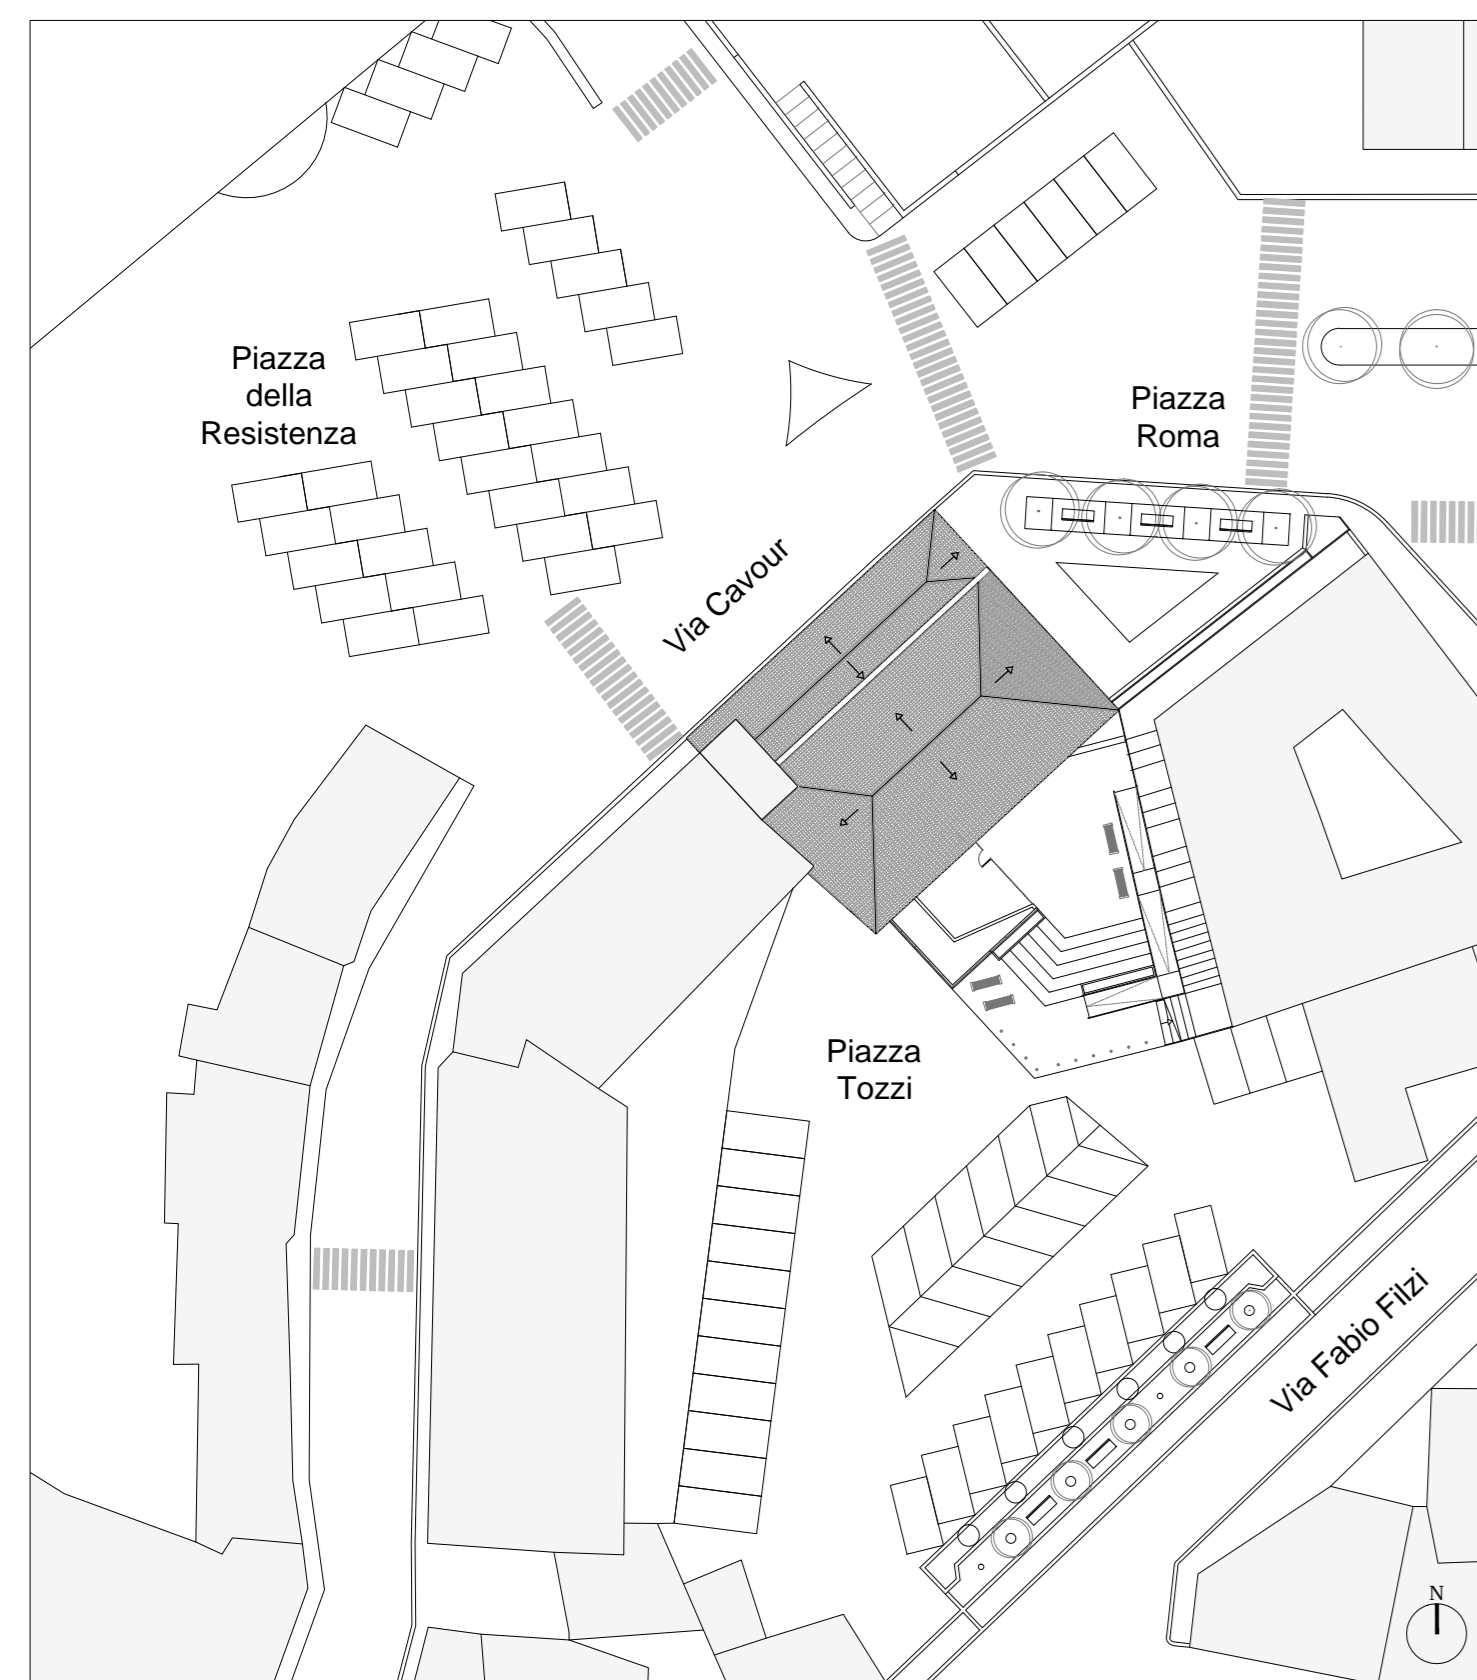

PLANIMETRIA\_SCALA 1:500

